



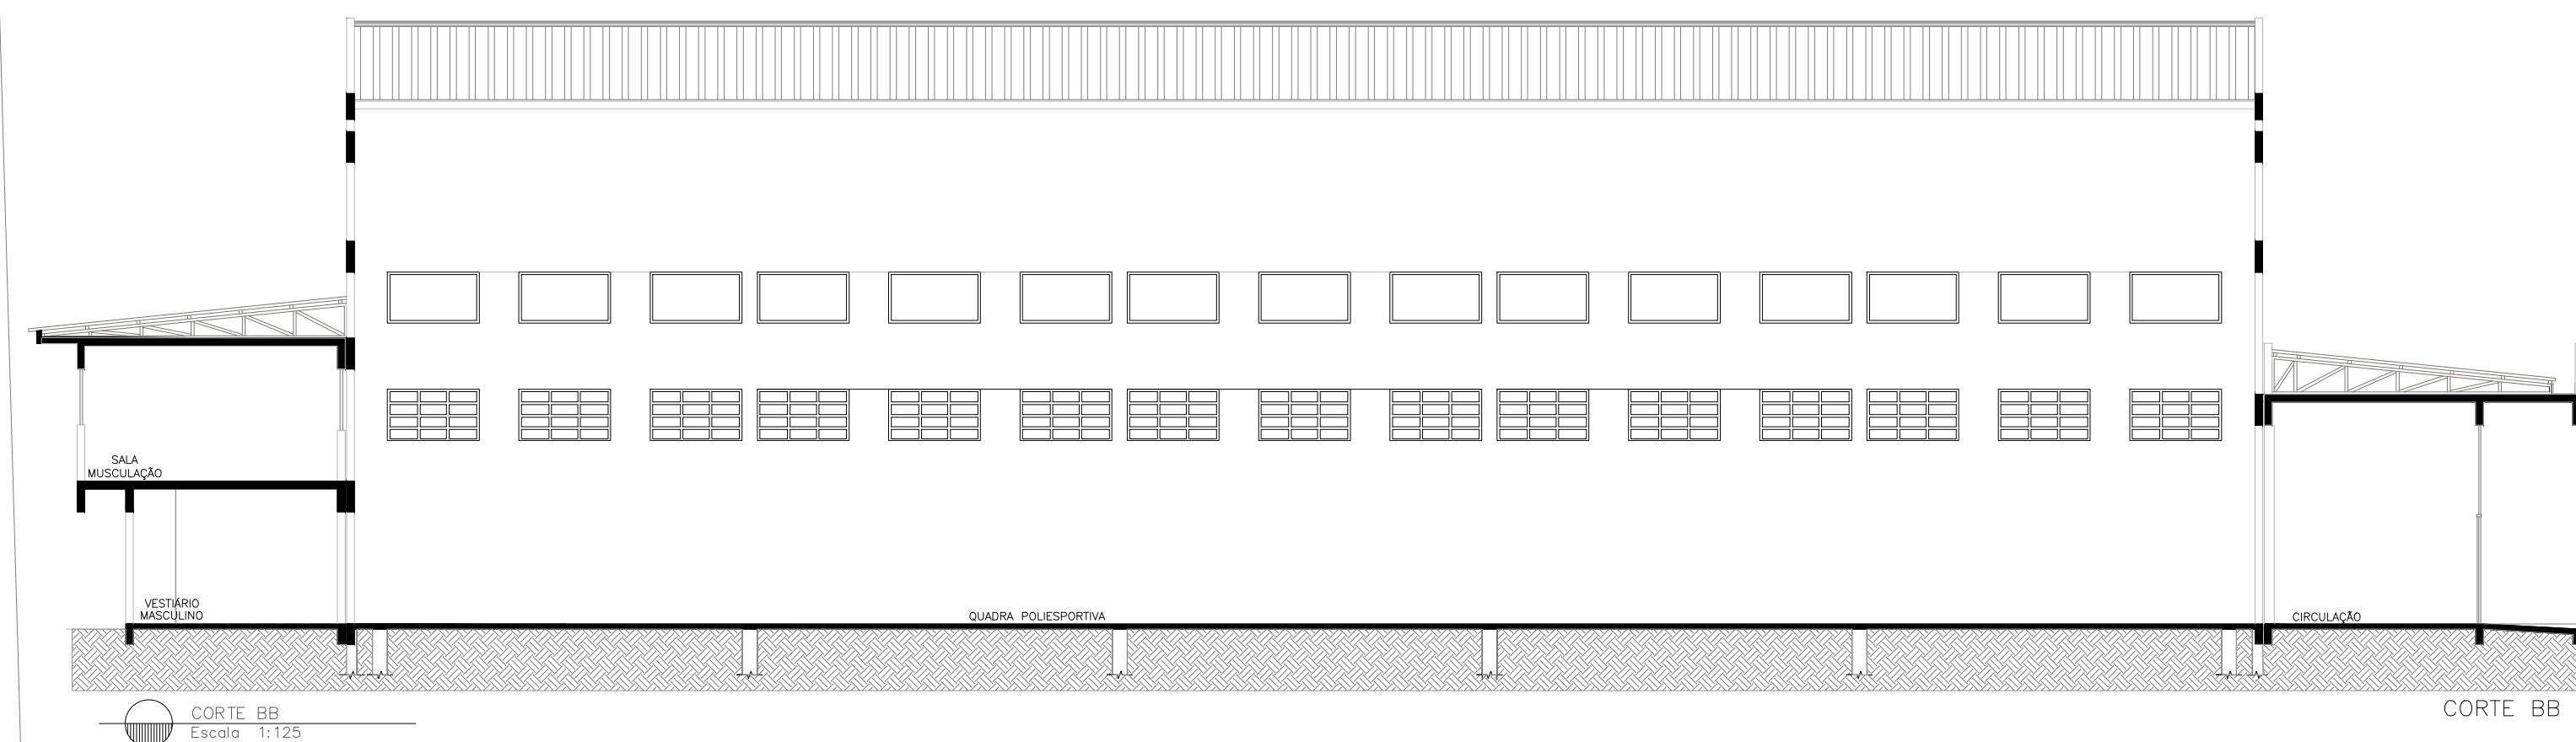

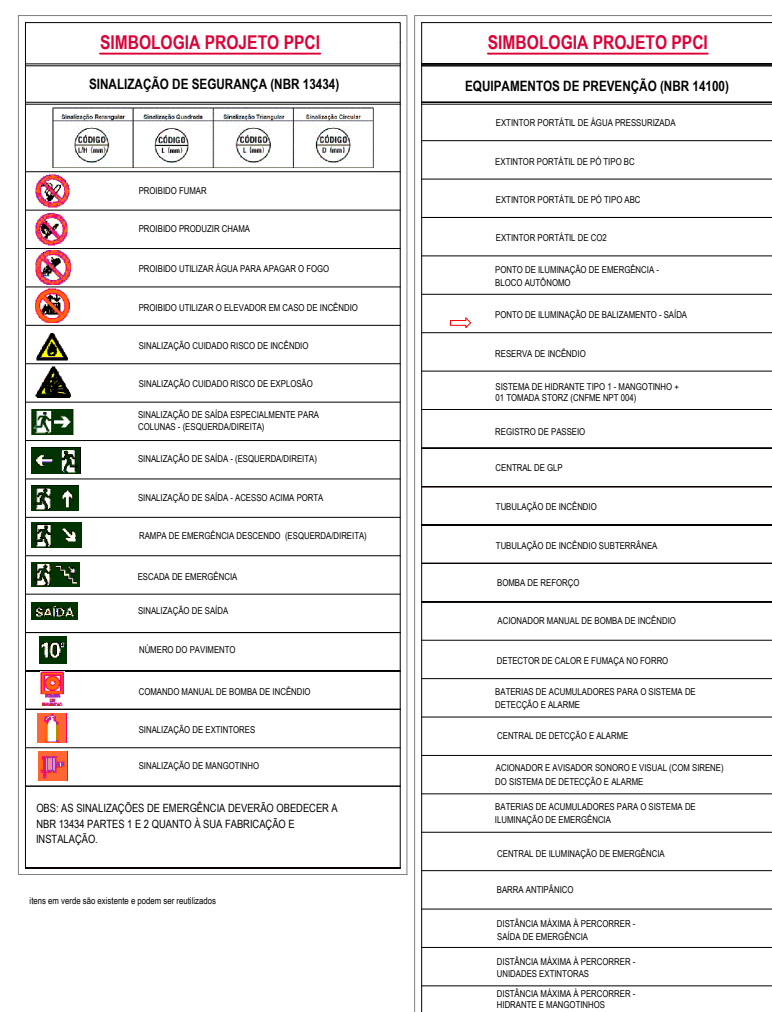





Márcia Fink  
Diretora Geral  
Portaria nº 318/2021  
IFFar Campus Santo Augusto

|                                                                                                                                                                                                                                                                                       |                                                                                                                                                                                                                                                            |
|---------------------------------------------------------------------------------------------------------------------------------------------------------------------------------------------------------------------------------------------------------------------------------------|------------------------------------------------------------------------------------------------------------------------------------------------------------------------------------------------------------------------------------------------------------|
|  <p><b>INSTITUTO FEDERAL<br/>FARROUPILHA</b></p>                                                                                                                                                 | <p><b>PRÓ-REITORIA DE ADMINISTRAÇÃO</b></p> <p><b>COORDENAÇÃO DE ENGENHARIA E ARQUITETURA</b></p> <p>Alameda Santiago do Chile, 195 - Nossa Sra. das Dores - CEP 97050-685<br/>         Santa Maria - Rio Grande do Sul.      Telefone: (55) 3218-9819</p> |
|                                                                                                                                                                                                                                                                                       | <p><b>ORBA:</b></p> <p><b>GINÁSIO DE ESPORTES</b></p>                                                                                                                                                                                                      |
| <p><b>LOCAL:</b></p> <p><b>INSTITUTO FEDERAL FARROUPILHA - CAMPUS SANTO AUGUSTO</b></p>                                                                                                                                                                                               |                                                                                                                                                                                                                                                            |
| <p><b>PROJETO:</b> PROJETO EXECUTIVO DOPLANO DE PREVENÇÃO E PROTEÇÃO CONTRA INCÊNDIO</p>                                                                                                                                                                                              | <p><b>ÁREA:</b></p> <p><b>2096,99 m²</b></p>                                                                                                                                                                                                               |
| <p><b>CONTEÚDO:</b></p> <p><b>Planta baixa, detalhes, situação e localização</b></p>                                                                                                                                                                                                  | <p><b>ESCALA:</b></p> <p><b>1/100</b></p>                                                                                                                                                                                                                  |
| <p><b>PROPRIETÁRIO:</b></p> <p><b>INSTITUTO FEDERAL FARROUPILHA</b></p>                                                                                                                                                                                                               | <p><b>DATA:</b></p> <p><b>Julho/2020</b></p>                                                                                                                                                                                                               |
| <p><b>RESPONSÁVEL:</b></p> <p><b>JOAO VICTOR<br/>BAGETTI<br/>FIS056181156278015</b></p> <p><small>Assinatura de forma digital<br/>por JOAO VICTOR BAGETTI<br/>FIS056181156278015<br/>Data: 2021.09.14 14:01:27<br/>CPF: 0296</small></p> <p><b>ENG. JOÃO VICTOR BAGETTI FUCHS</b></p> | <p><b>DESENHO:</b></p> <p><b>Catiane Basso</b></p>                                                                                                                                                                                                         |
| <p><b>PRANCHA:</b></p> <p><b>PPCI 02/02</b></p>                                                                                                                                                                                                                                       |                                                                                                                                                                                                                                                            |



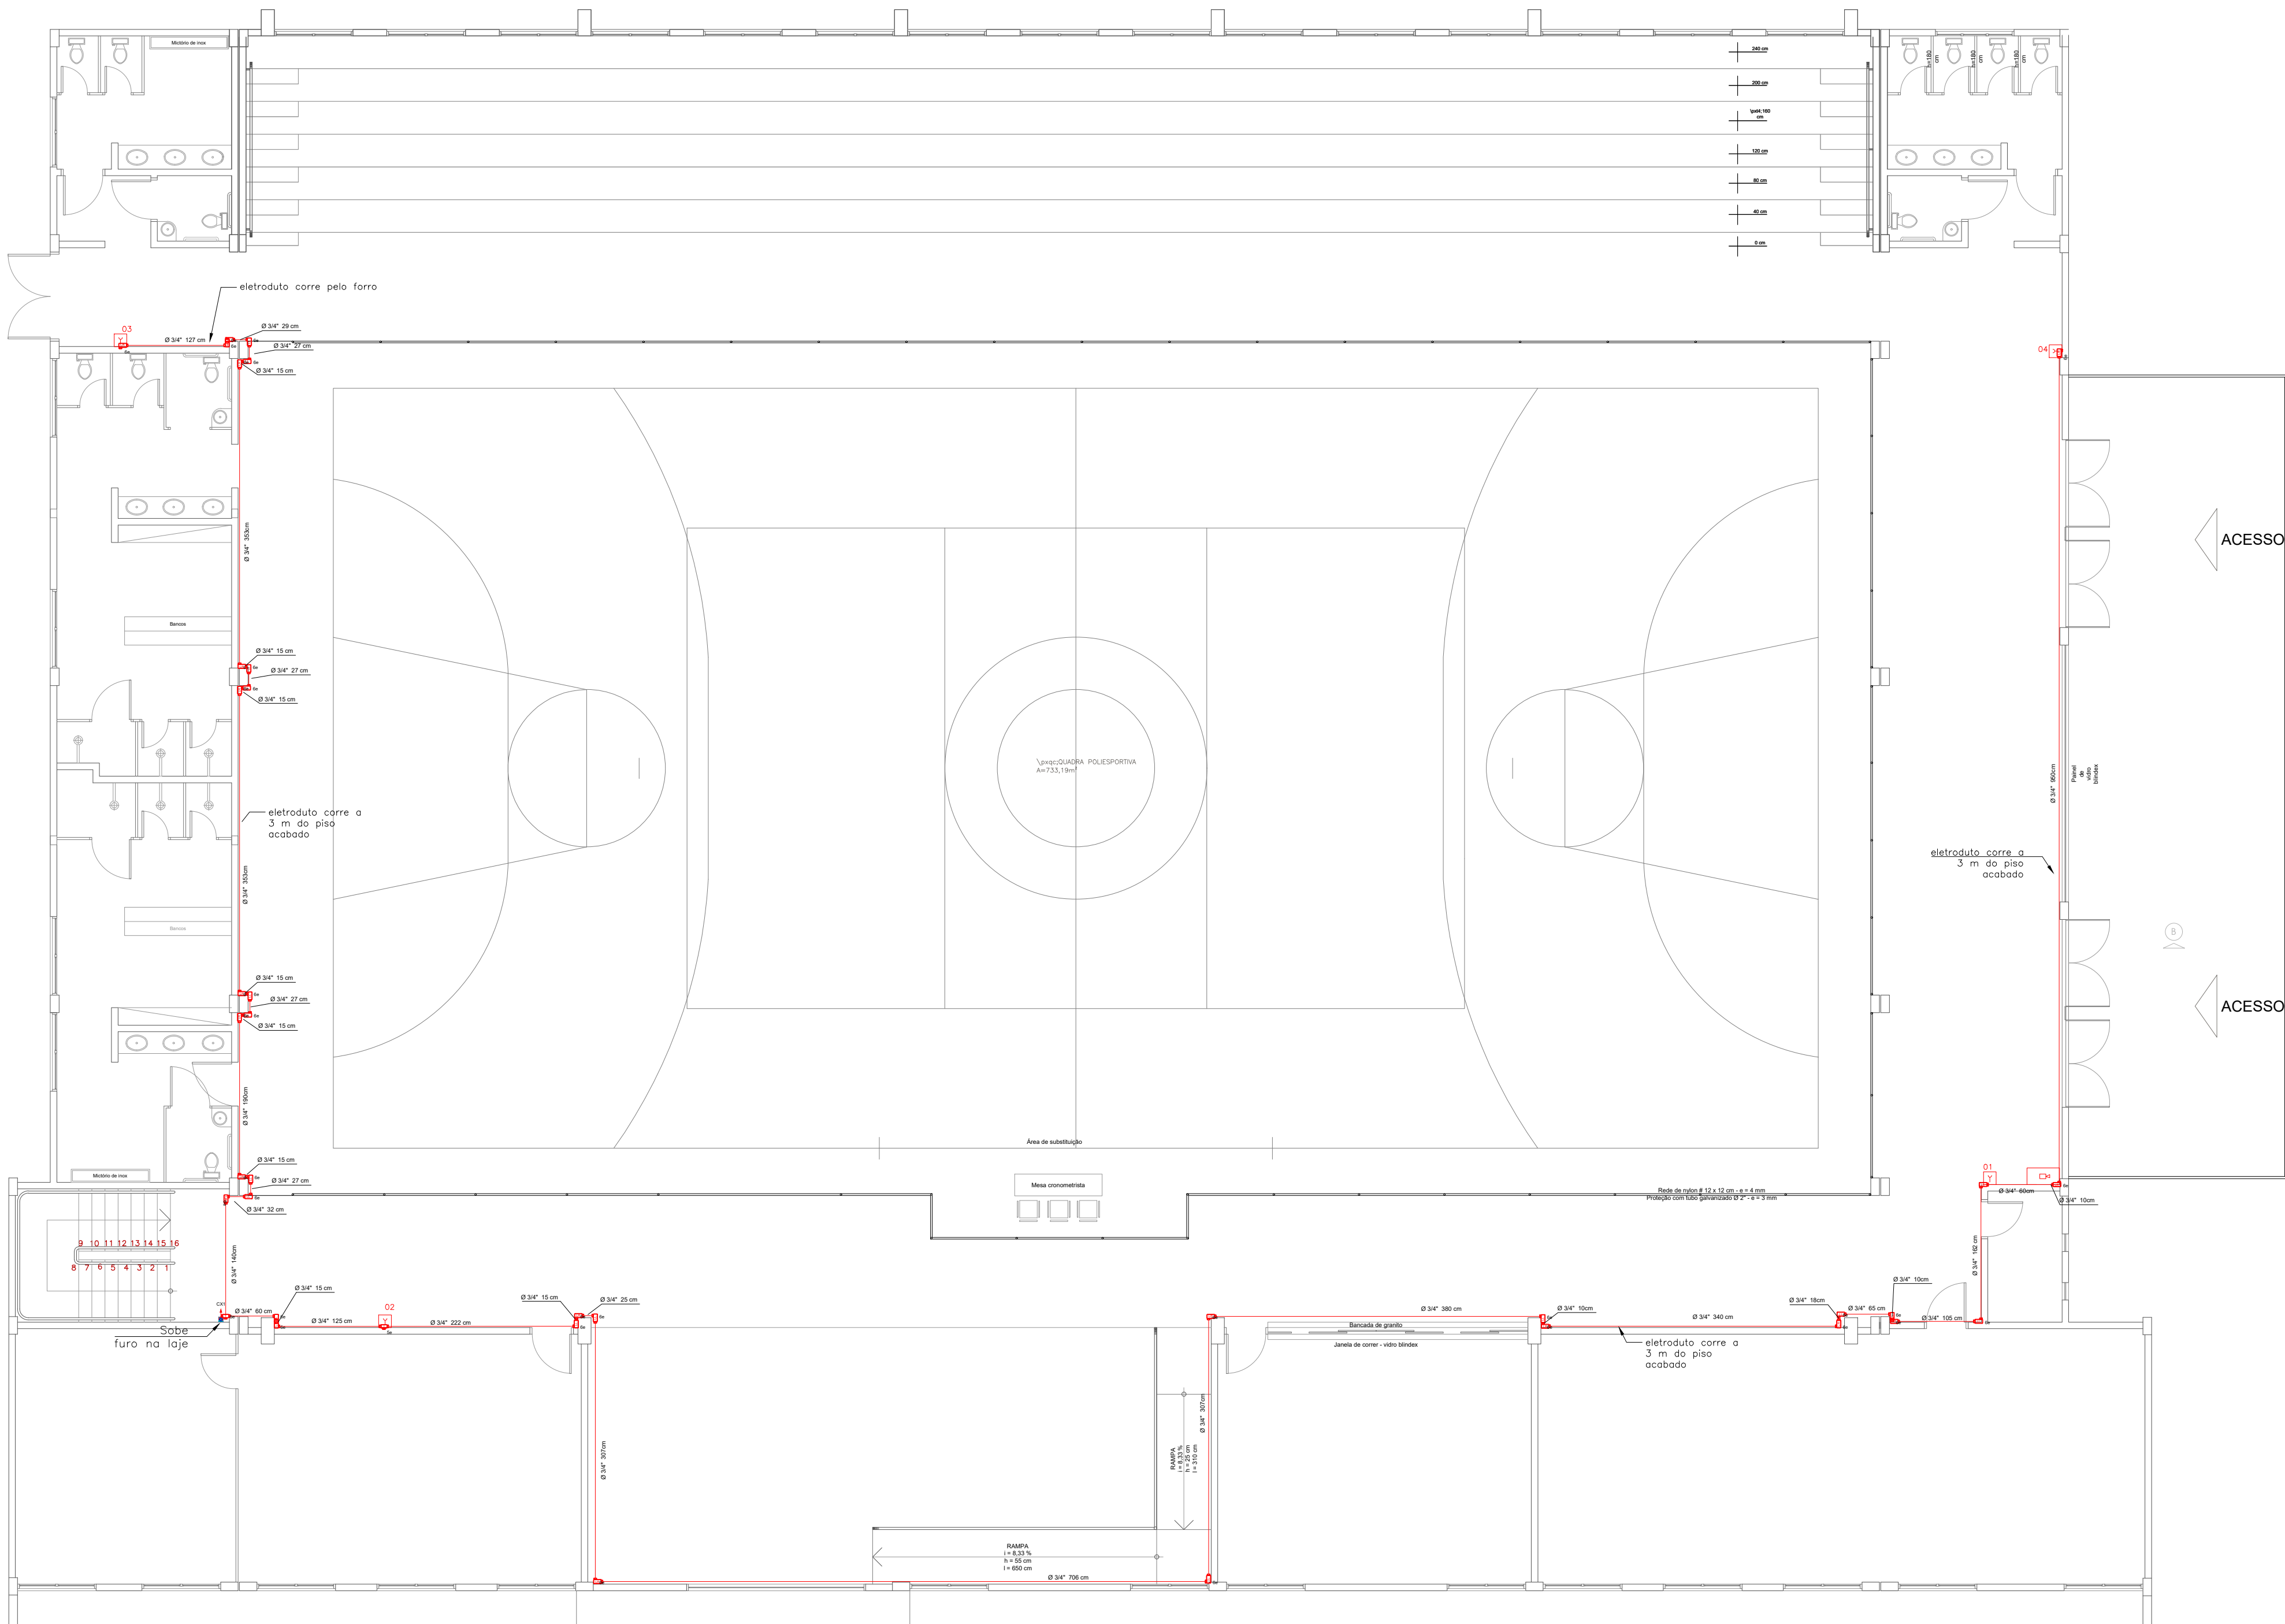

Planta Baixa Térreo  
Escala: 1:100

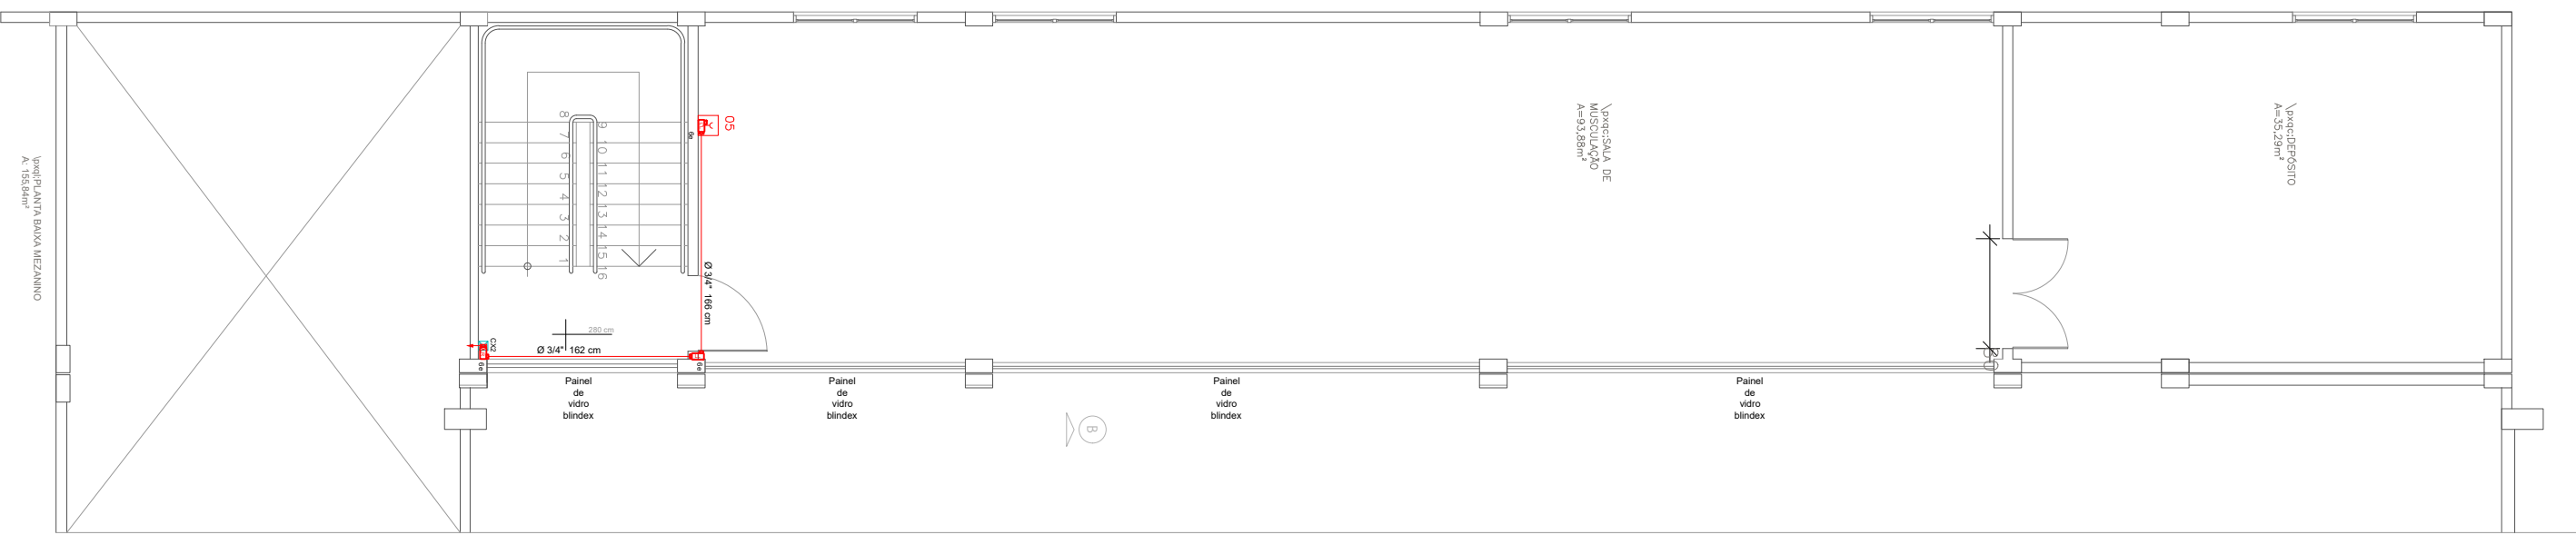


Planta Baixa Superior  
Escala: 1:100

| TABELA - Sinalização de orientação e salvamento |       |                                          |                                                                                                                                                                          |
|-------------------------------------------------|-------|------------------------------------------|--------------------------------------------------------------------------------------------------------------------------------------------------------------------------|
| Código                                          | Placa | Descrição                                | Observações                                                                                                                                                              |
| 12                                              |       | Sinalização de saída de emergência       | Indicação do sentido (seguir ou direita) de uma saída de emergência. Dimensões mínimas: 30cm x 15cm.                                                                     |
| 13                                              |       | Sinalização de saída de emergência       | Indicação do sentido (seguir ou esquerda) de uma saída de emergência. Dimensões mínimas: 30cm x 15cm.                                                                    |
| 14                                              |       | Sinalização de saída de emergência       | Indicação de uma saída de emergência a ser seguida, acima do ponto, para indicar o sentido de saída.                                                                     |
| 16                                              |       | Sinalização de saída de emergência       | Indicação de uma saída de emergência a ser seguida, abaixo do ponto, para indicar o sentido de saída.                                                                    |
| 17                                              |       | Sinalização de saída de emergência       | Indicação de saída de emergência, utilizada como complementação do pictograma bidirecionalmente (para ou contra o sentido).                                              |
| 19                                              |       | Sinalização de saída de emergência       | Indicação do pavimento, no interior da escadaria (pavimento).                                                                                                            |
| Sinalização de equipamentos                     |       |                                          |                                                                                                                                                                          |
| 20                                              |       | Alarme sonoro                            | Indicação do local de instalação do alarme de incêndio.                                                                                                                  |
| 21                                              |       | Comando manual de alarme de incêndio     | Ponto de acionamento de alarme de incêndio ou bomba de incêndio. Deve ser sempre acompanhado de uma mensagem sonora, disparando o equipamento acionado por aquele ponto. |
| 23                                              |       | Extintor                                 | Indicação da localização dos extintores. Dimensões mínimas: 10cm x 10cm.                                                                                                 |
| 25                                              |       | Ativo de mangueira e hidrante            | Indicação do ativo de mangueira e hidrante. Deve ser sempre acompanhado de uma mensagem sonora, disparando o equipamento acionado por aquele ponto.                      |
| 26                                              |       | Hidrante de incêndio                     | Indicação da localização do hidrante quando instalado fora do ativo de mangueira.                                                                                        |
| 1                                               |       | Proibido fumar                           | Localização em áreas proibidas. Dimensões mínimas: 10cm x 10cm.                                                                                                          |
| 4                                               |       | Proibido utilizar equipamentos elétricos | Localização em áreas proibidas. Dimensões mínimas: 10cm x 10cm.                                                                                                          |
| 9                                               |       | Cuidado com o piso                       | Localização em áreas proibidas. Dimensões mínimas: 10cm x 10cm.                                                                                                          |

| LEGENDA |                                                  |
|---------|--------------------------------------------------|
|         | EXT. DE PÓ QUÍMICO SECO (PQD) - 2A-20B-C - 4Kg   |
|         | EXT. DE PÓ QUÍMICO SECO (PQS) - 20B-C - 4Kg      |
|         | EXT. DE ÁGUA PRESSURIZADA - 2A - 10 L            |
|         | EXT. DE CO2 - 5B-C - 6 Kg                        |
|         | CENTRAL DE DETECÇÃO E ALARME                     |
|         | ACIONADOR MANUAL DE ALARME DE INCÊNDIO           |
|         | PLACA DE PROIBIDO FUMAR                          |
|         | SINALIZAÇÃO DE ORIENTAÇÃO E SALVAMENTO           |
|         | ILUMINAÇÃO DE ORIENTAÇÃO E SALVAMENTO (30 LED'S) |
|         | INDICAÇÃO DE ROTA DE FUGA                        |
|         | DISTÂNCIA MÁX. A PERCORRER                       |
|         | RESERVA TÉCNICA DE INCÊNDIO                      |
|         | REGISTRO DE PASSEIO                              |

Márcia Fink  
Diretora Geral  
Portaria nº 318/2021  
IFFar Campus Santo Augusto

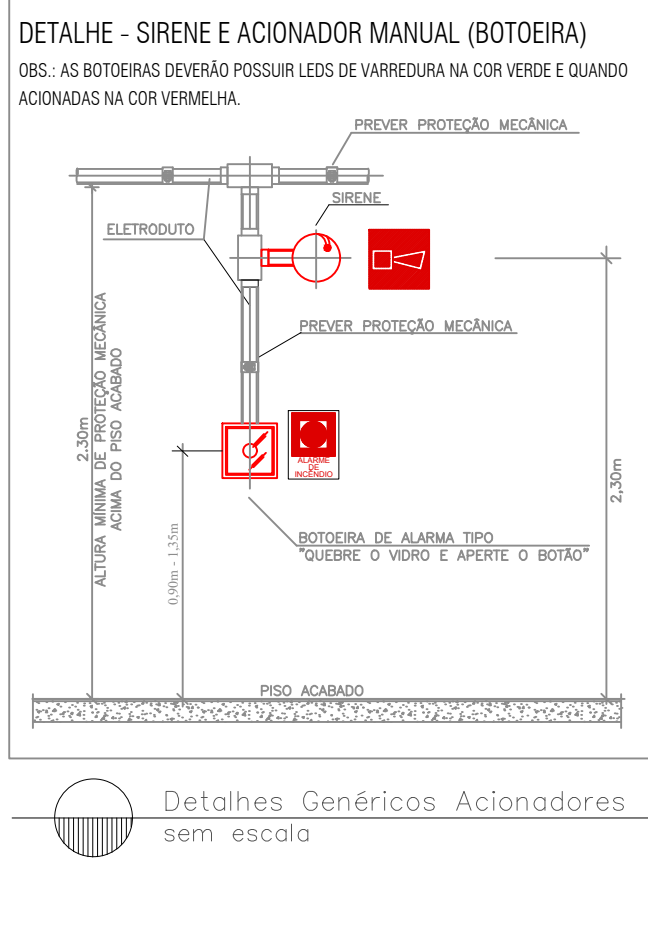

**INSTITUTO FEDERAL FARROUPILHA**

PRÓ-REITORIA DE ADMINISTRAÇÃO  
COORDENAÇÃO DE ENGENHARIA E ARQUITETURA  
Alameda Santiago do Chile, 195 - Nossa Sra. das Dores - CEP 97050-685  
Santa Maria - Rio Grande do Sul. Telephone: (55) 3218-9819

OBRA: **Ginásio**

LOCAL: **INSTITUTO FEDERAL FARROUPILHA - CAMPUS SANTO AUGUSTO**

PROJETO: **Projeto Alarme de incêndio**

CONTEÚDO: **Planta baixa térreo, superior e detalhes**

PROPRIETÁRIO: **INSTITUTO FEDERAL FARROUPILHA**

RESPONSÁVEL: **JOÃO VICTOR BAGETTI**  
FUCHS 115627815  
ENG. JOÃO VICTOR BAGETTI FUCHS

ÁREA: **\*\*\*\*\***



ESCALA: **1/100**

DATA: **Maio/2021**

DESENHO: **Catiane Basso**


PRANCHA: **PPCI 01/01**



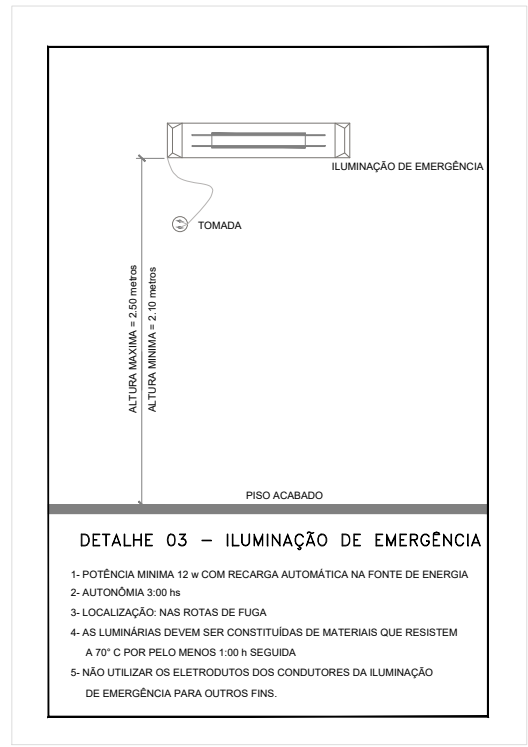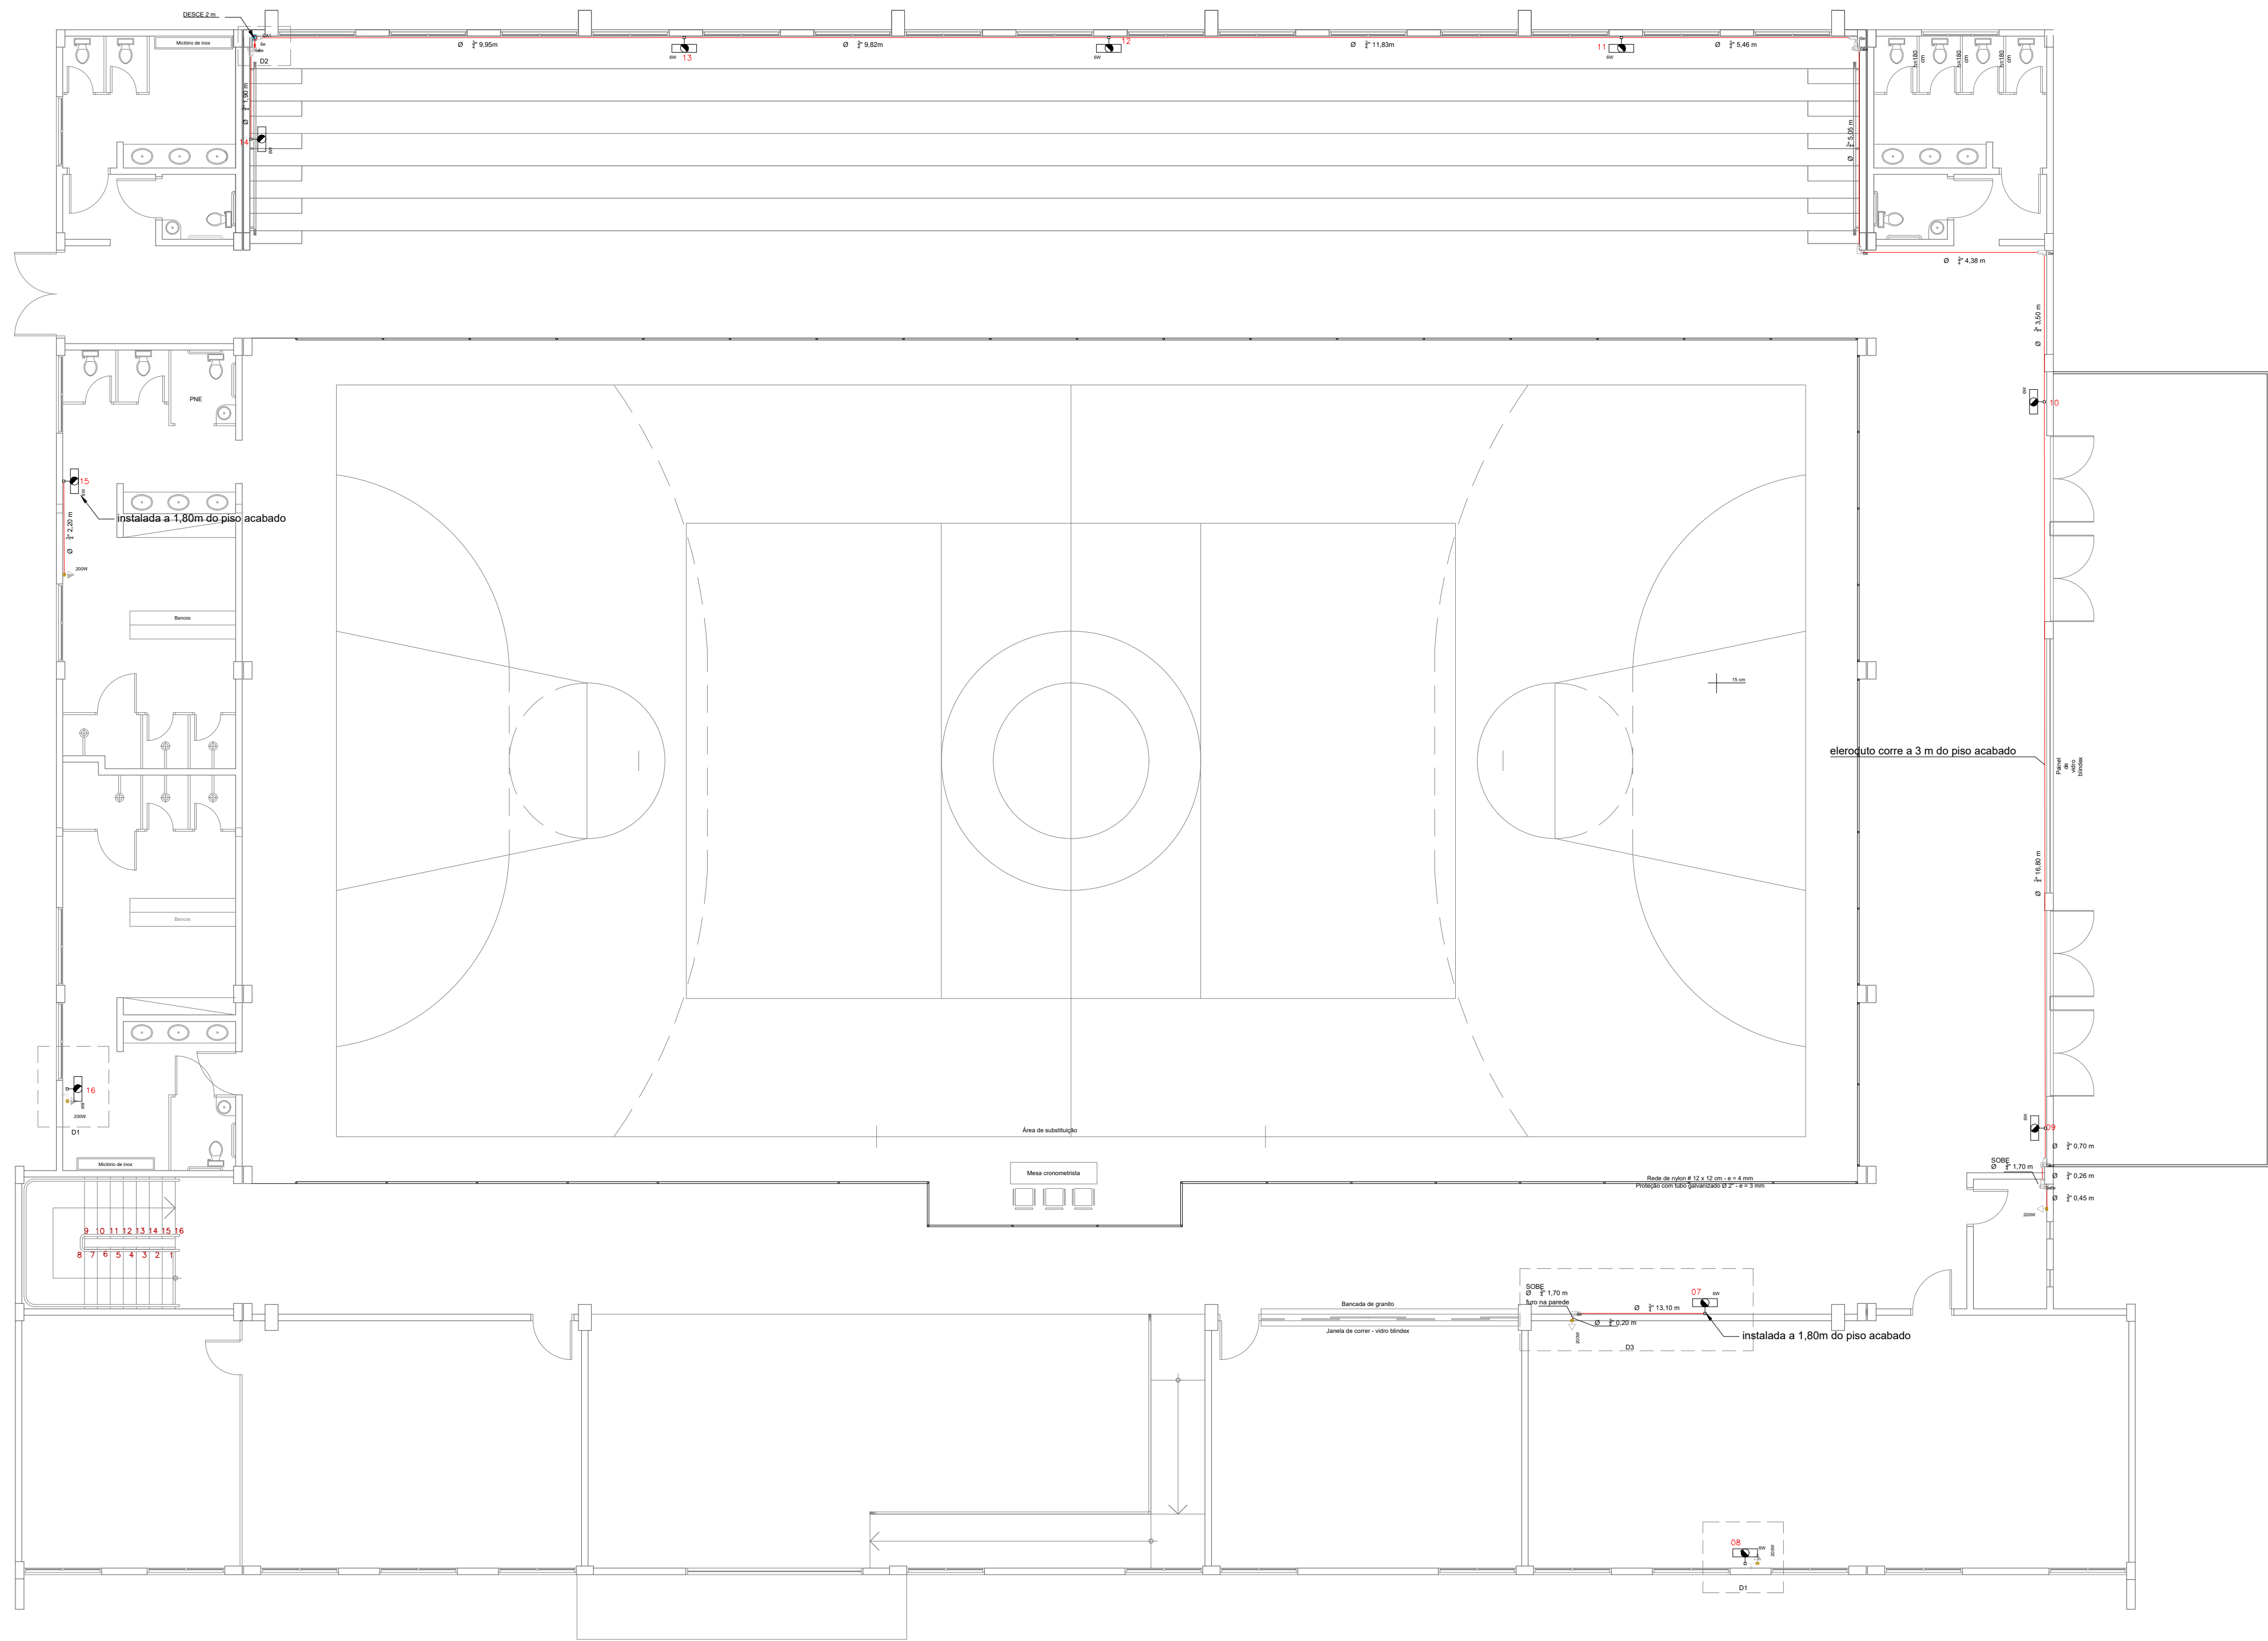







| LEGENDA |                          |
|---------|--------------------------|
|         | ILUMINAÇÃO DE EMERGÊNCIA |
|         | TOMADA ALTA              |
|         | TOMADA MÉDIA             |
|         | TOMADA BAIXA             |
|         | FIAÇÃO                   |

  
Márcia Fink  
Diretora Geral  
Portaria nº 318/2021  
IFFar Campus Santo Augusto

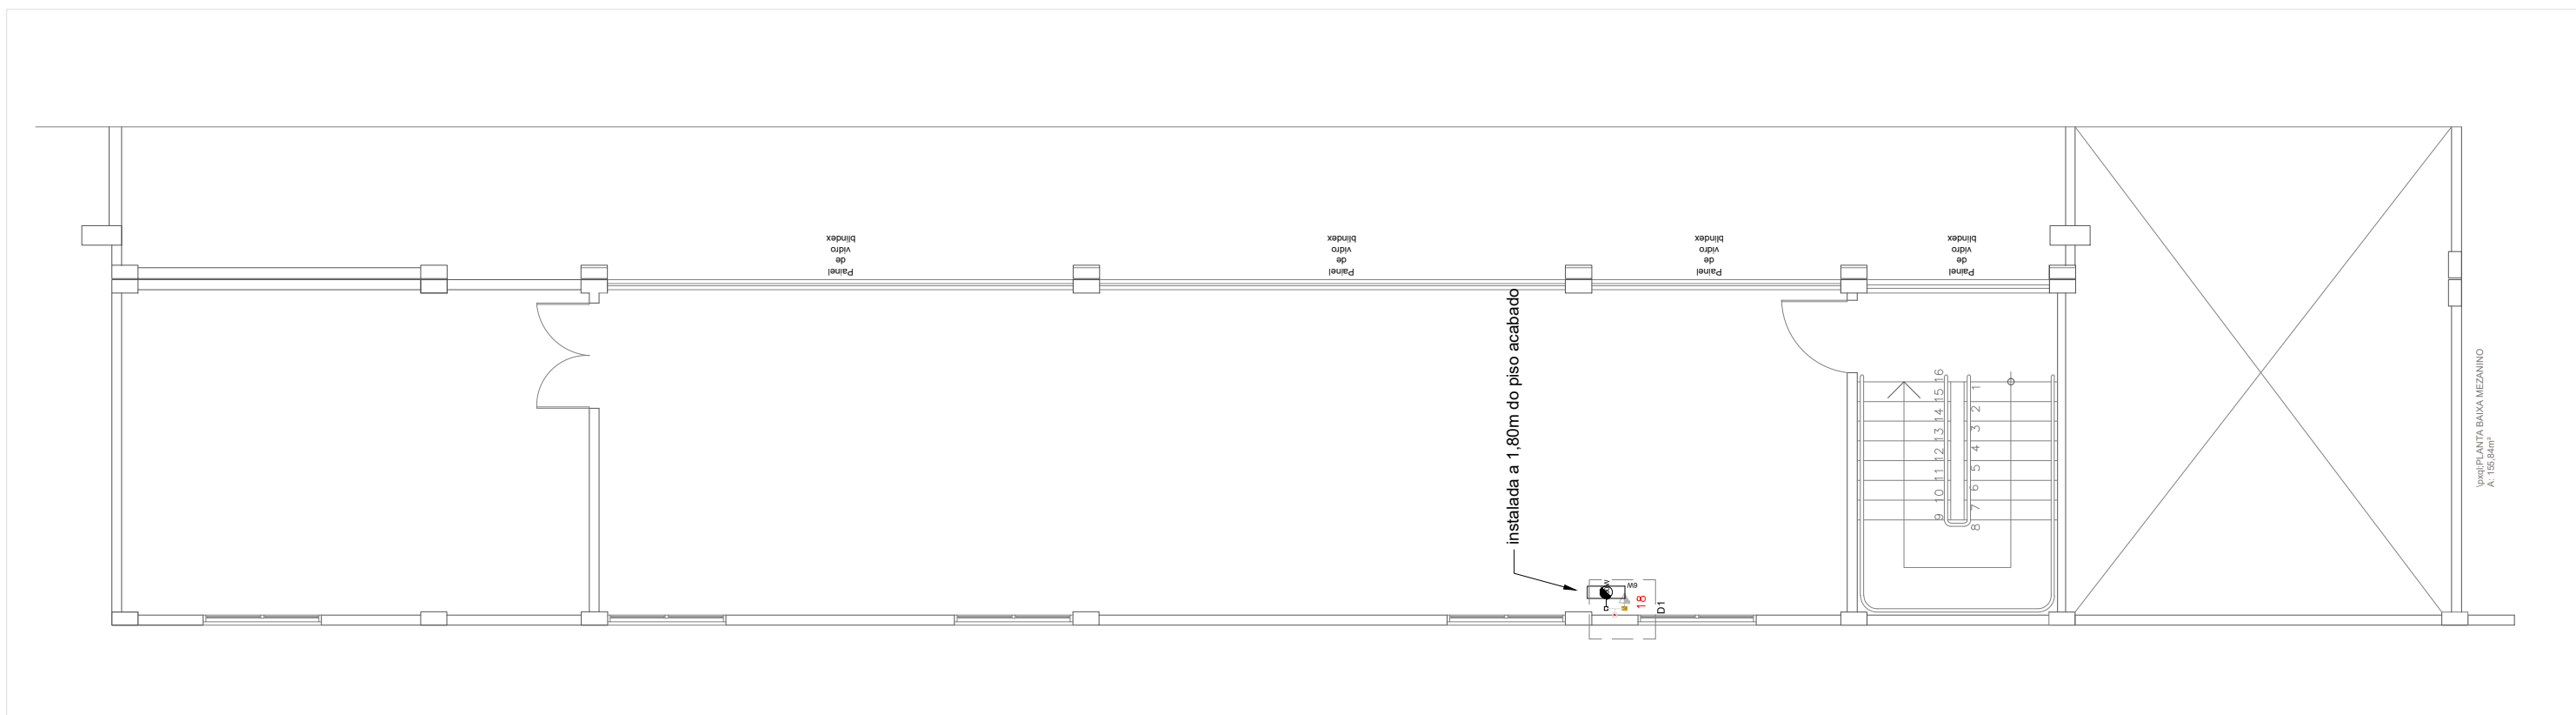


|                                                                                                                            |                                                                                                                                                                                                                |
|----------------------------------------------------------------------------------------------------------------------------|----------------------------------------------------------------------------------------------------------------------------------------------------------------------------------------------------------------|
|  <b>INSTITUTO FEDERAL FARROUPILHA</b> | PRÓ-REITORIA DE ADMINISTRAÇÃO<br>COORDENAÇÃO DE ENGENHARIA E ARQUITETURA<br>Alameda Santiago do Chile, 195 - Nossa Sra. das Dores - CEP 97050-685<br>Santa Maria - Rio Grande do Sul. Telefone: (55) 3218-9819 |
| OBRA:<br>PRÉDIO H                                                                                                          |                                                                                                                                                                                                                |
| LOCAL:<br>INSTITUTO FEDERAL FARROUPILHA - CAMPUS SANTO AUGUSTO                                                             |                                                                                                                                                                                                                |
| PROJETO:<br>PROJETO ILUMINAÇÃO DE EMERGÊNCIA                                                                               | ÁREA:<br>-----                                                                                                                                                                                                 |
| CONTEÚDO:<br>Planta baixa térreo, superior e detalhes                                                                      | ESCALA:<br>1/100                                                                                                                                                                                               |
| PROPRIETÁRIO:<br>INSTITUTO FEDERAL FARROUPILHA                                                                             | DATA:<br>Agosto/2021                                                                                                                                                                                           |
| RESPONSÁVEL:<br>JOÃO VICTOR BAGETTI FUCHS<br>PACOSB 156278615<br>ENG. JOÃO VICTOR BAGETTI FUCHS                            | DESENHO:<br>Catiane Basso                                                                                                                                                                                      |
| PRANCHA:<br>PPCI 01/02                                                                                                     |                                                                                                                                                                                                                |



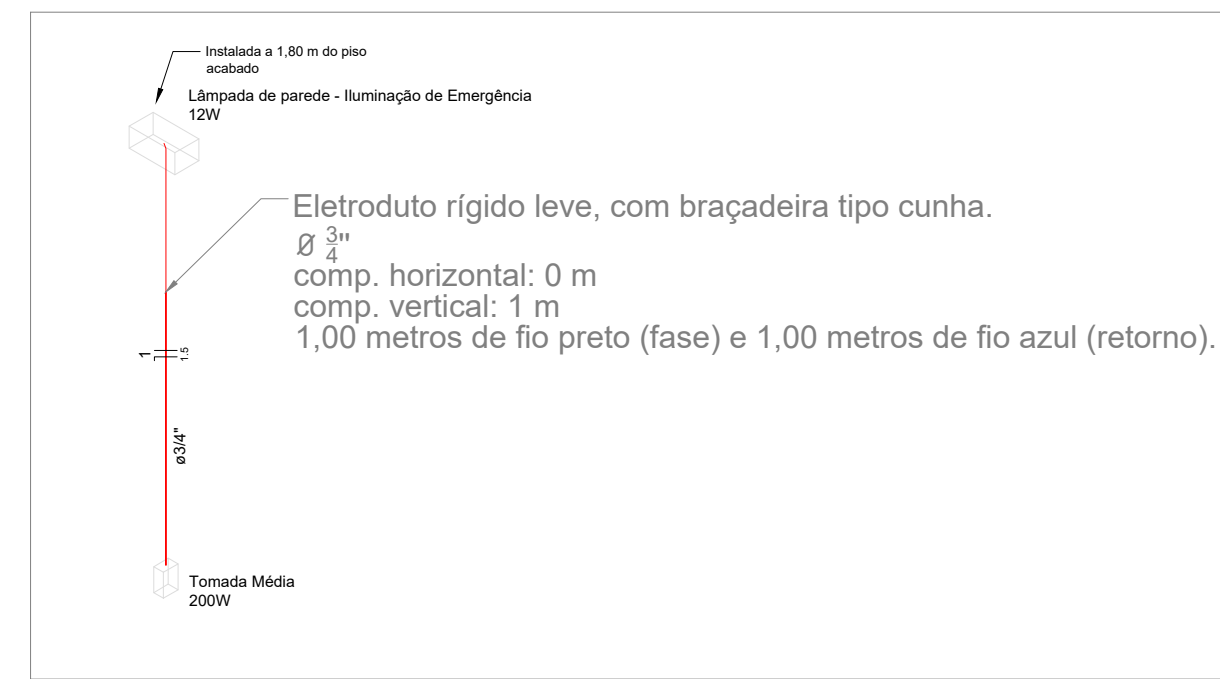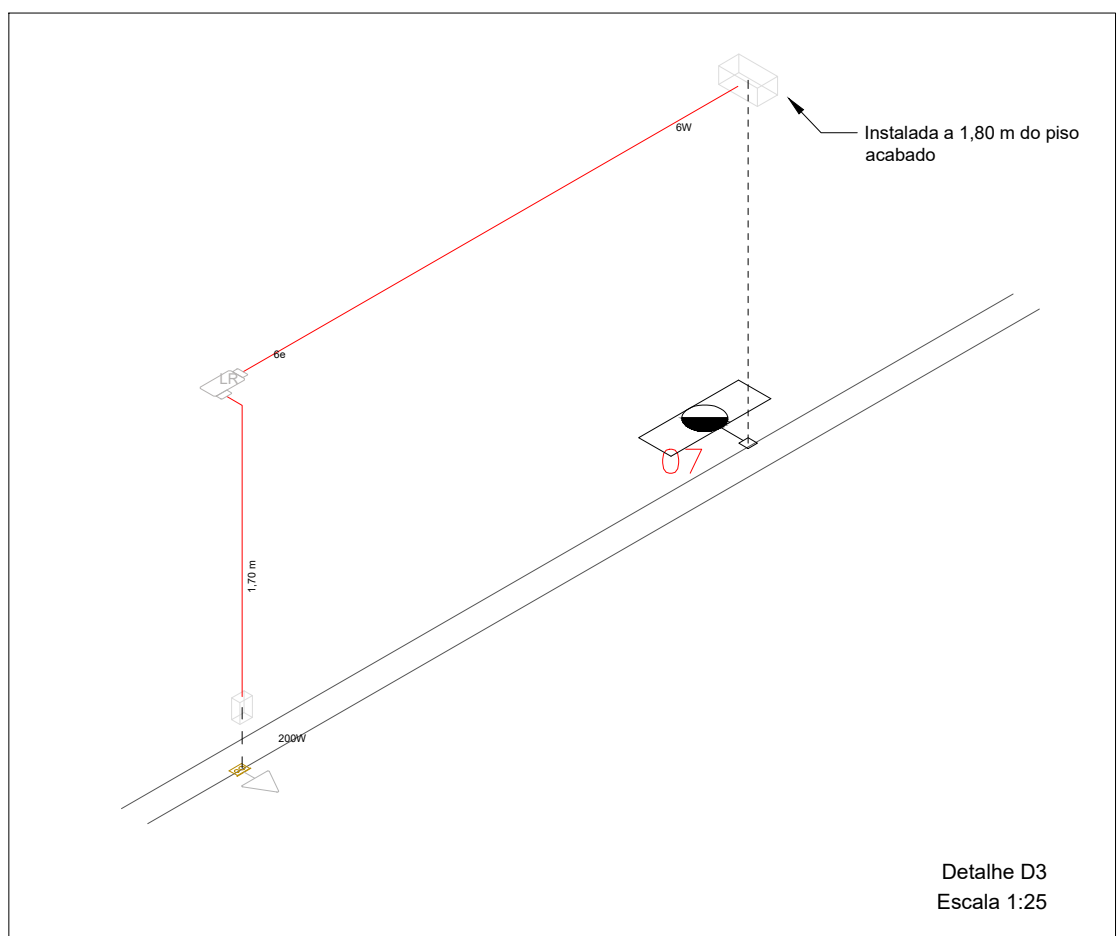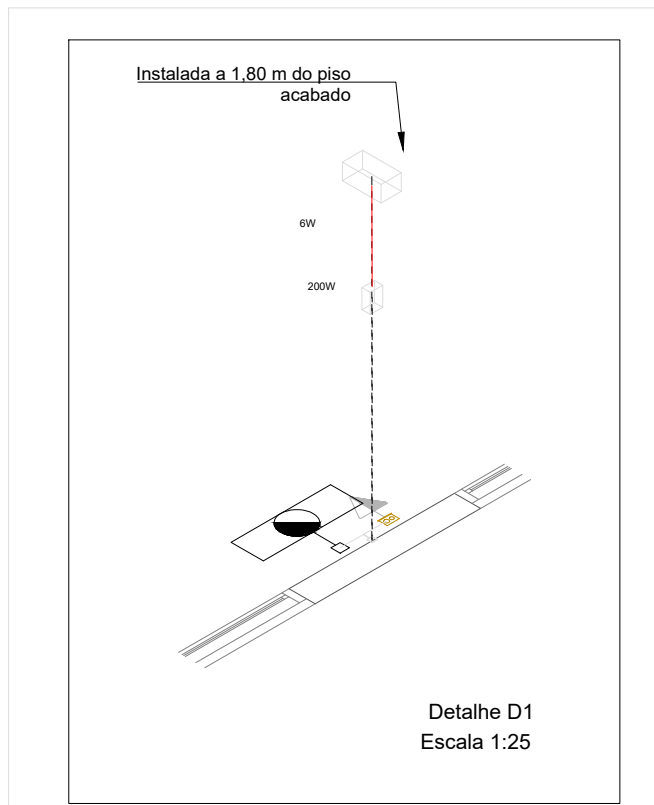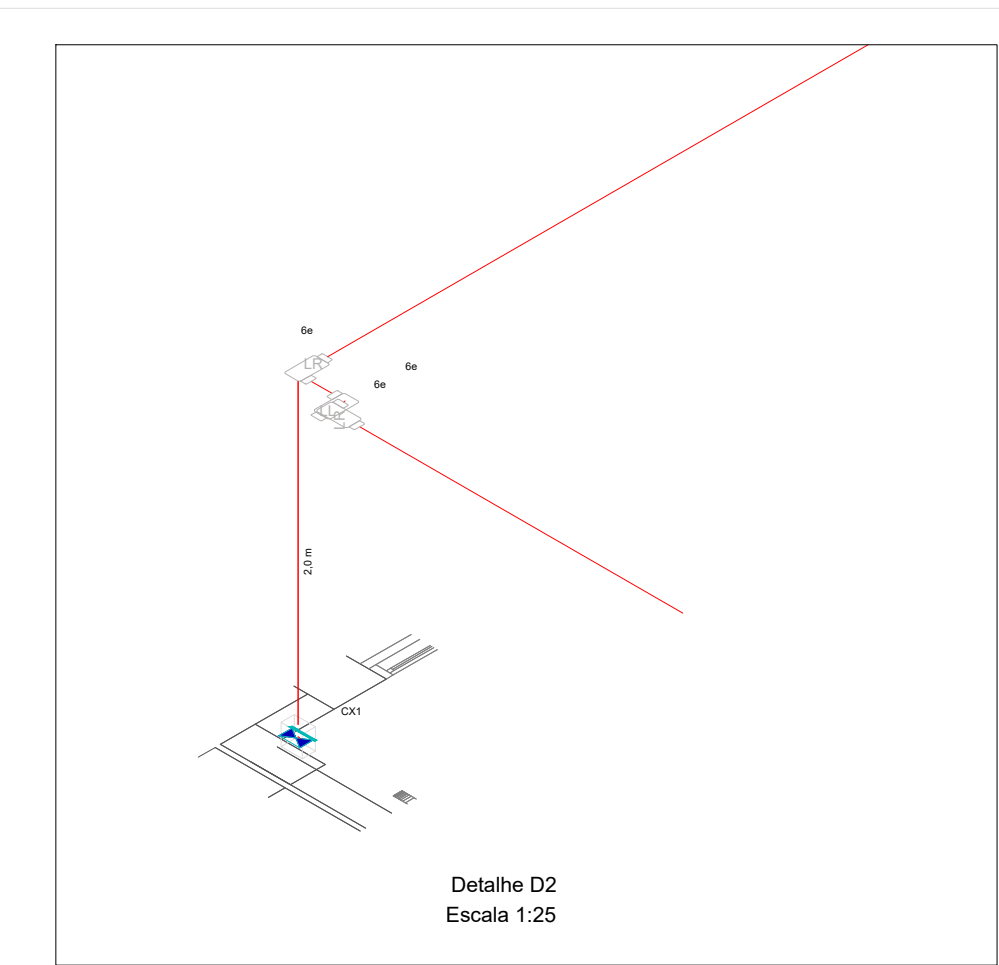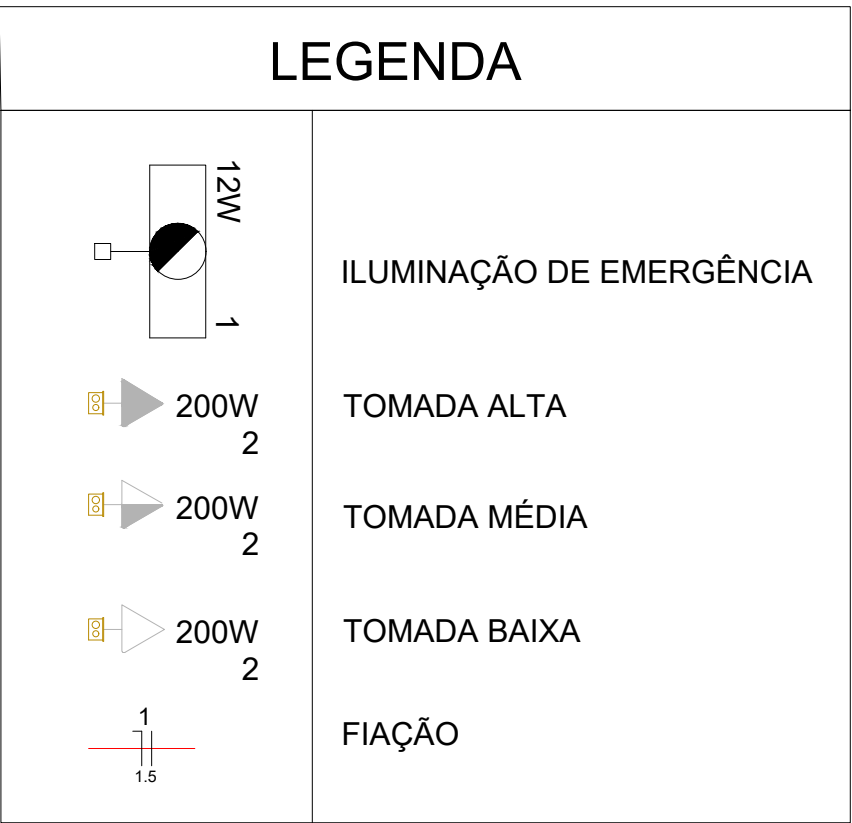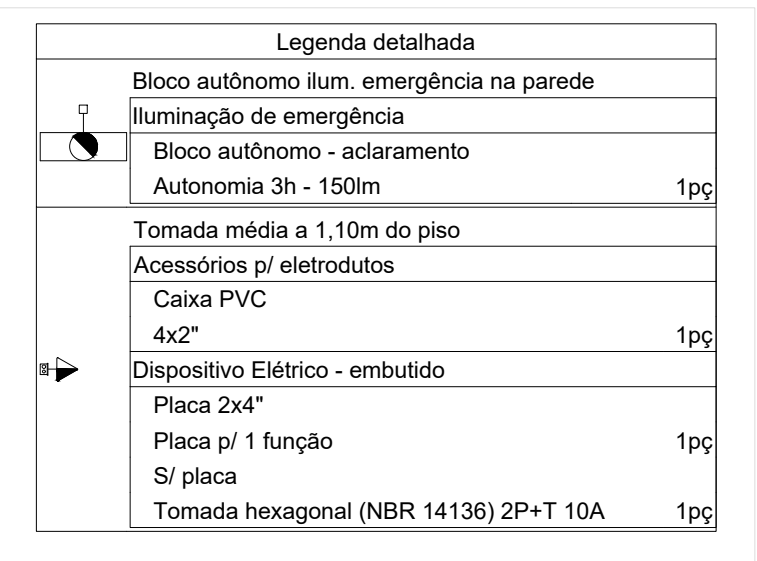

D1 – Esquema isométrico de Fiação

  
Márcia Fink  
Diretora Geral  
Portaria nº 318/2021  
IFFar Campus Santo Augusto

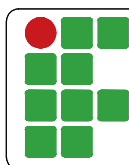

**INSTITUTO FEDERAL  
FARROUPILHA**

PRÓ-REITORIA DE ADMINISTRAÇÃO  
COORDENAÇÃO DE ENGENHARIA E ARQUITETURA  
Alameda Santiago do Chile, 195 - Nossa Sra. das Dores - CEP 97050-680  
Santa Maria - Rio Grande do Sul. Telefone: (55) 3218-9815

OBRA: PRÉDIO H

LOCAL: INSTITUTO FEDERAL FARROUPILHA - CAMPUS SANTO AUGUSTO

PROJETO:  
**PROJETO ILUMINAÇÃO DE EMERGÊNCIA**

ÁREA: .....

CONTEÚDO:  
Planta baixa inferior e detalhes

ESCALA:  
1/100

PROPRIETÁRIO:

DATA: Agosto/2021

INSTITUTO FEDERAL FARROUPILHA

DESENHO:  
**Catiane Basso**

**RESPONSÁVEL:**

JOAO VICTOR  
BAGETTI  
FUCHS:81156278015

*Assinado de forma digital  
por JOAO VICTOR BAGETTI  
FUCHS:81156278015  
Data: 2021.09.13 19:21:25  
+0200*

ENG. JOÃO VICTOR BAGETTI FUCHS

PRANCHA:  
**PPCI 02 /02**