


Notas:
As passagens (passagens) cobertas, que ligam os prédios, apresentam largura de 2,82 m.
Segundo a Lei Complementar Nº 14.376, de 26 de dezembro de 2013, Art. 31, temos:
"Para fins de aplicação desta legislação, na altura da área a ser protegida com as medidas de segurança contra incêndio, não serão computados:
(...) - passagens cobertas, com largura máxima de 3m (três metros), com laterais abertas, destinadas apenas à circulação de pessoas ou de mercadorias;
(...)"
Sendo assim, os prédios estão isolados, por afastamento superior a 5 metros (vide planta), conforme consta no RTI 2017 do CBMAIS.

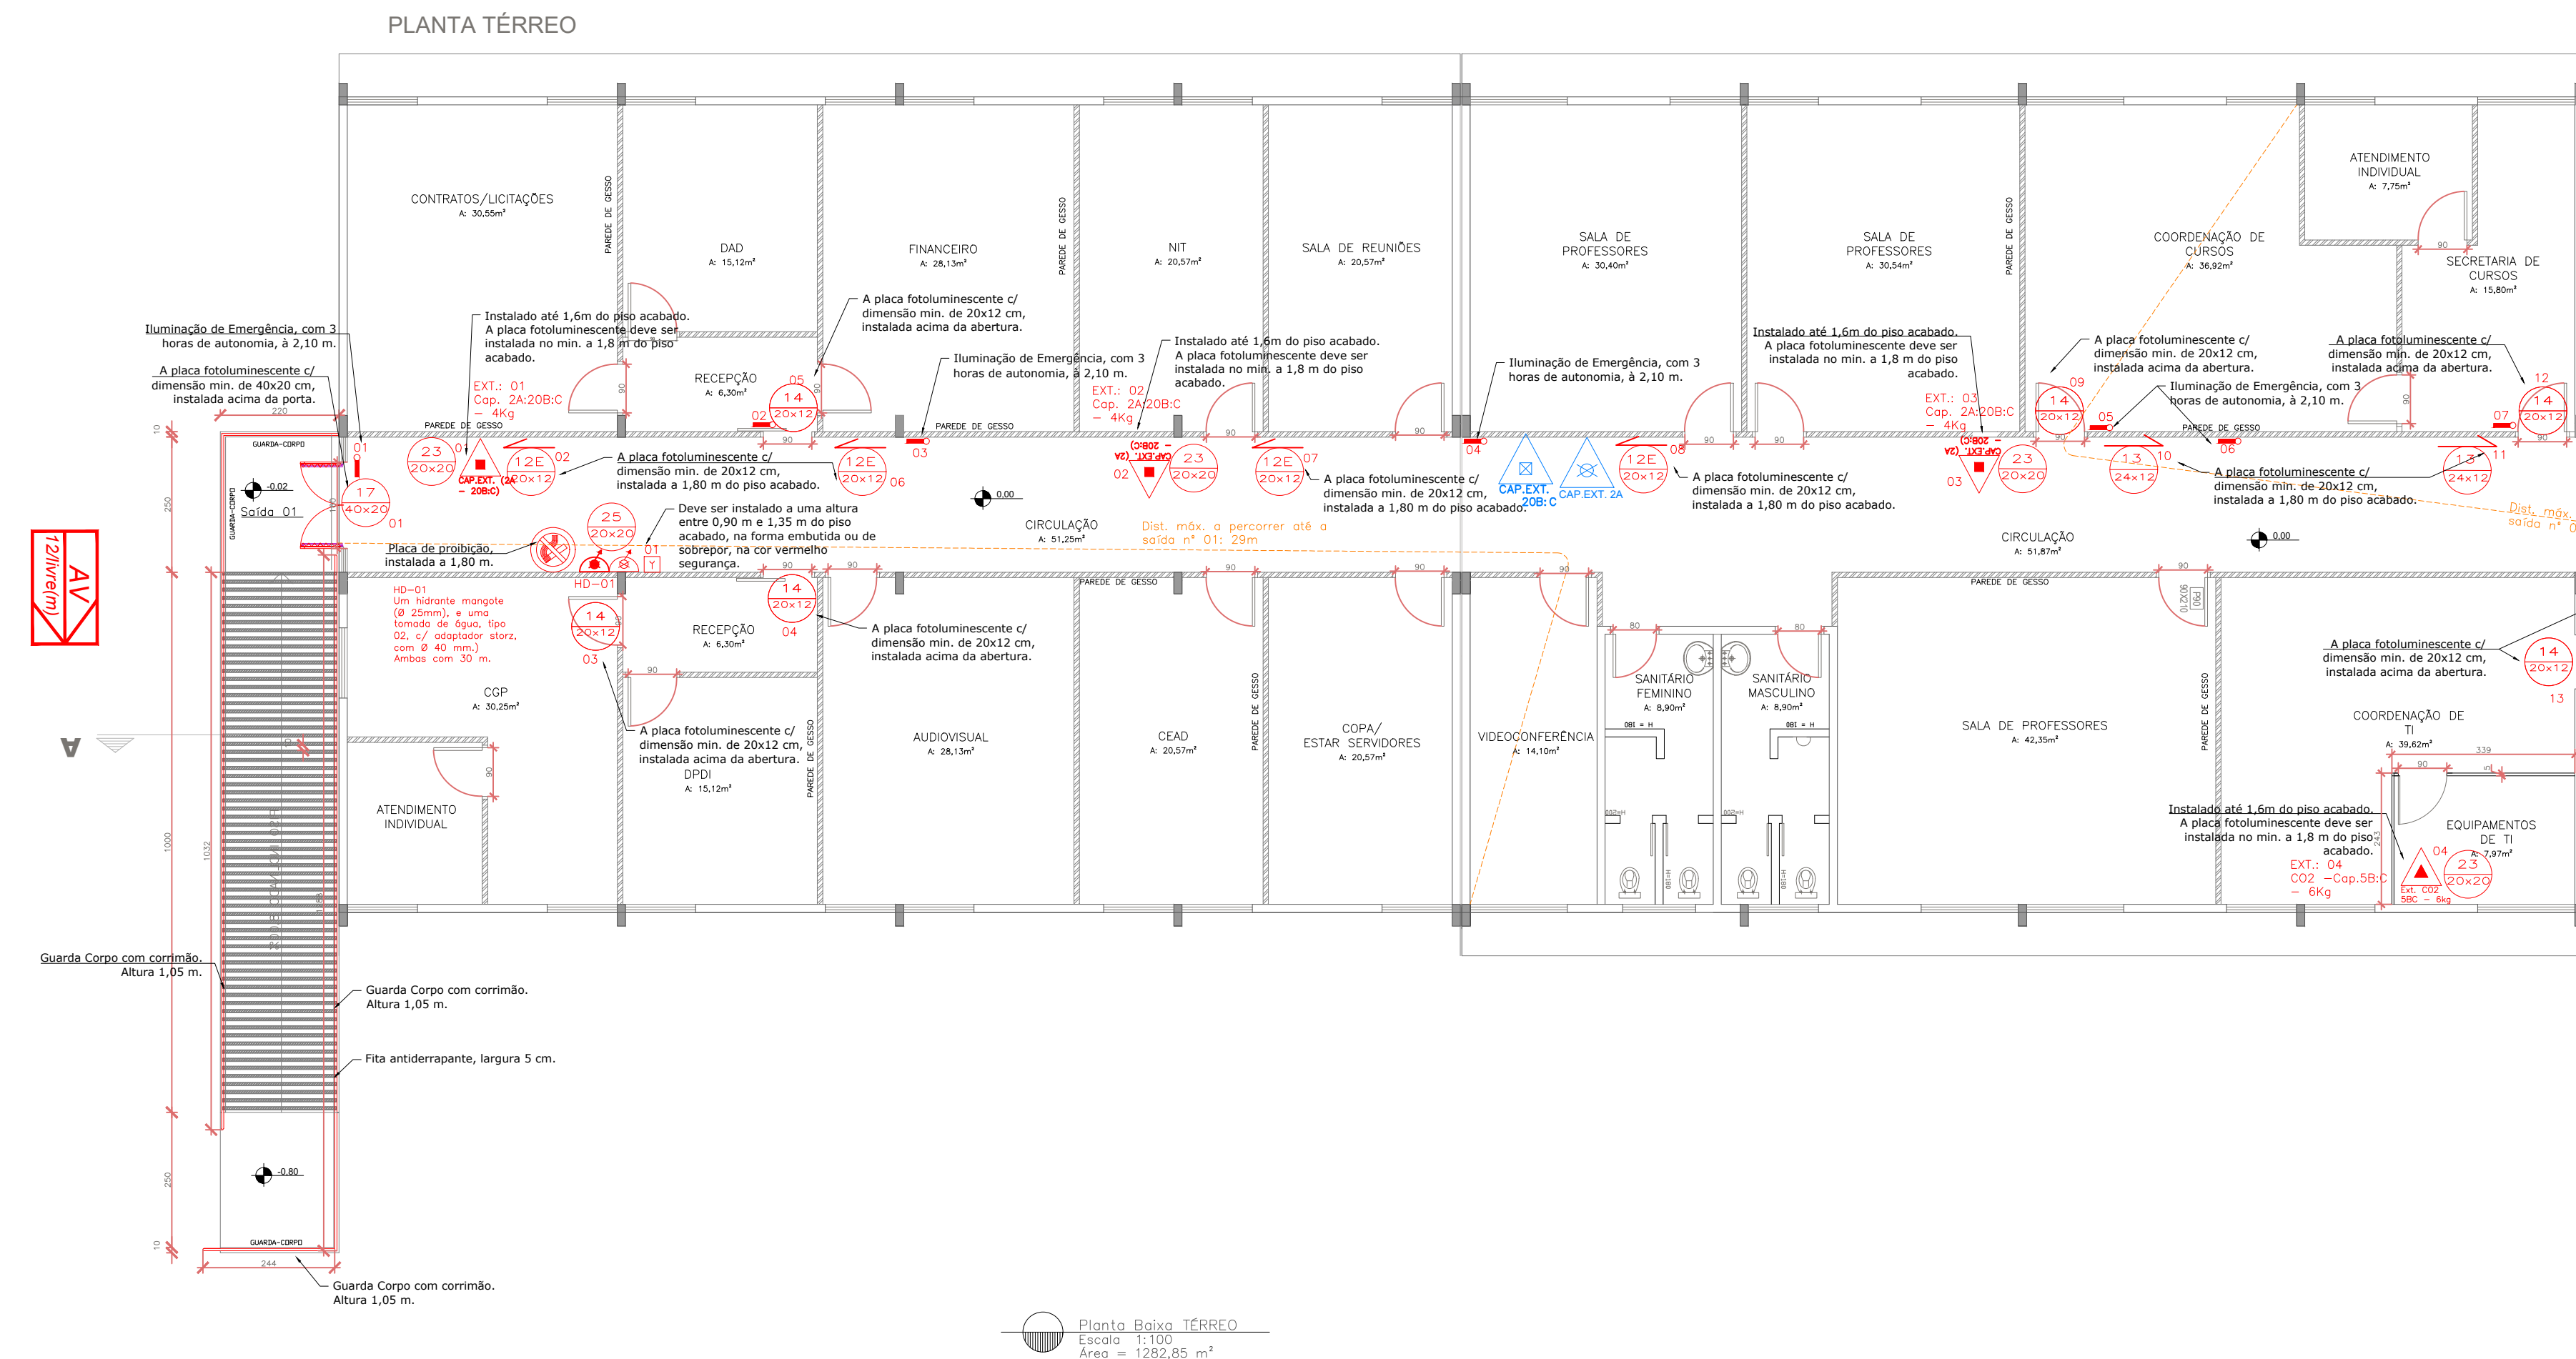

Dispositivo de escape simples
Dispositivo de escape simples, para a via pública, para uso do corpo de bombeiros, com sempre disponível um extintor para incêndio. A localização de dispositivos de escape deve sempre garantir a segurança da via pública, sendo sempre indicado que dependa de escape para a via pública do terreno.

Legenda:
Placa de sinalização visual e tátil, tamanho 30x20cm, descrito conforme existe em cada unidade. Ver especificações nos Detalhes 05 e 07.












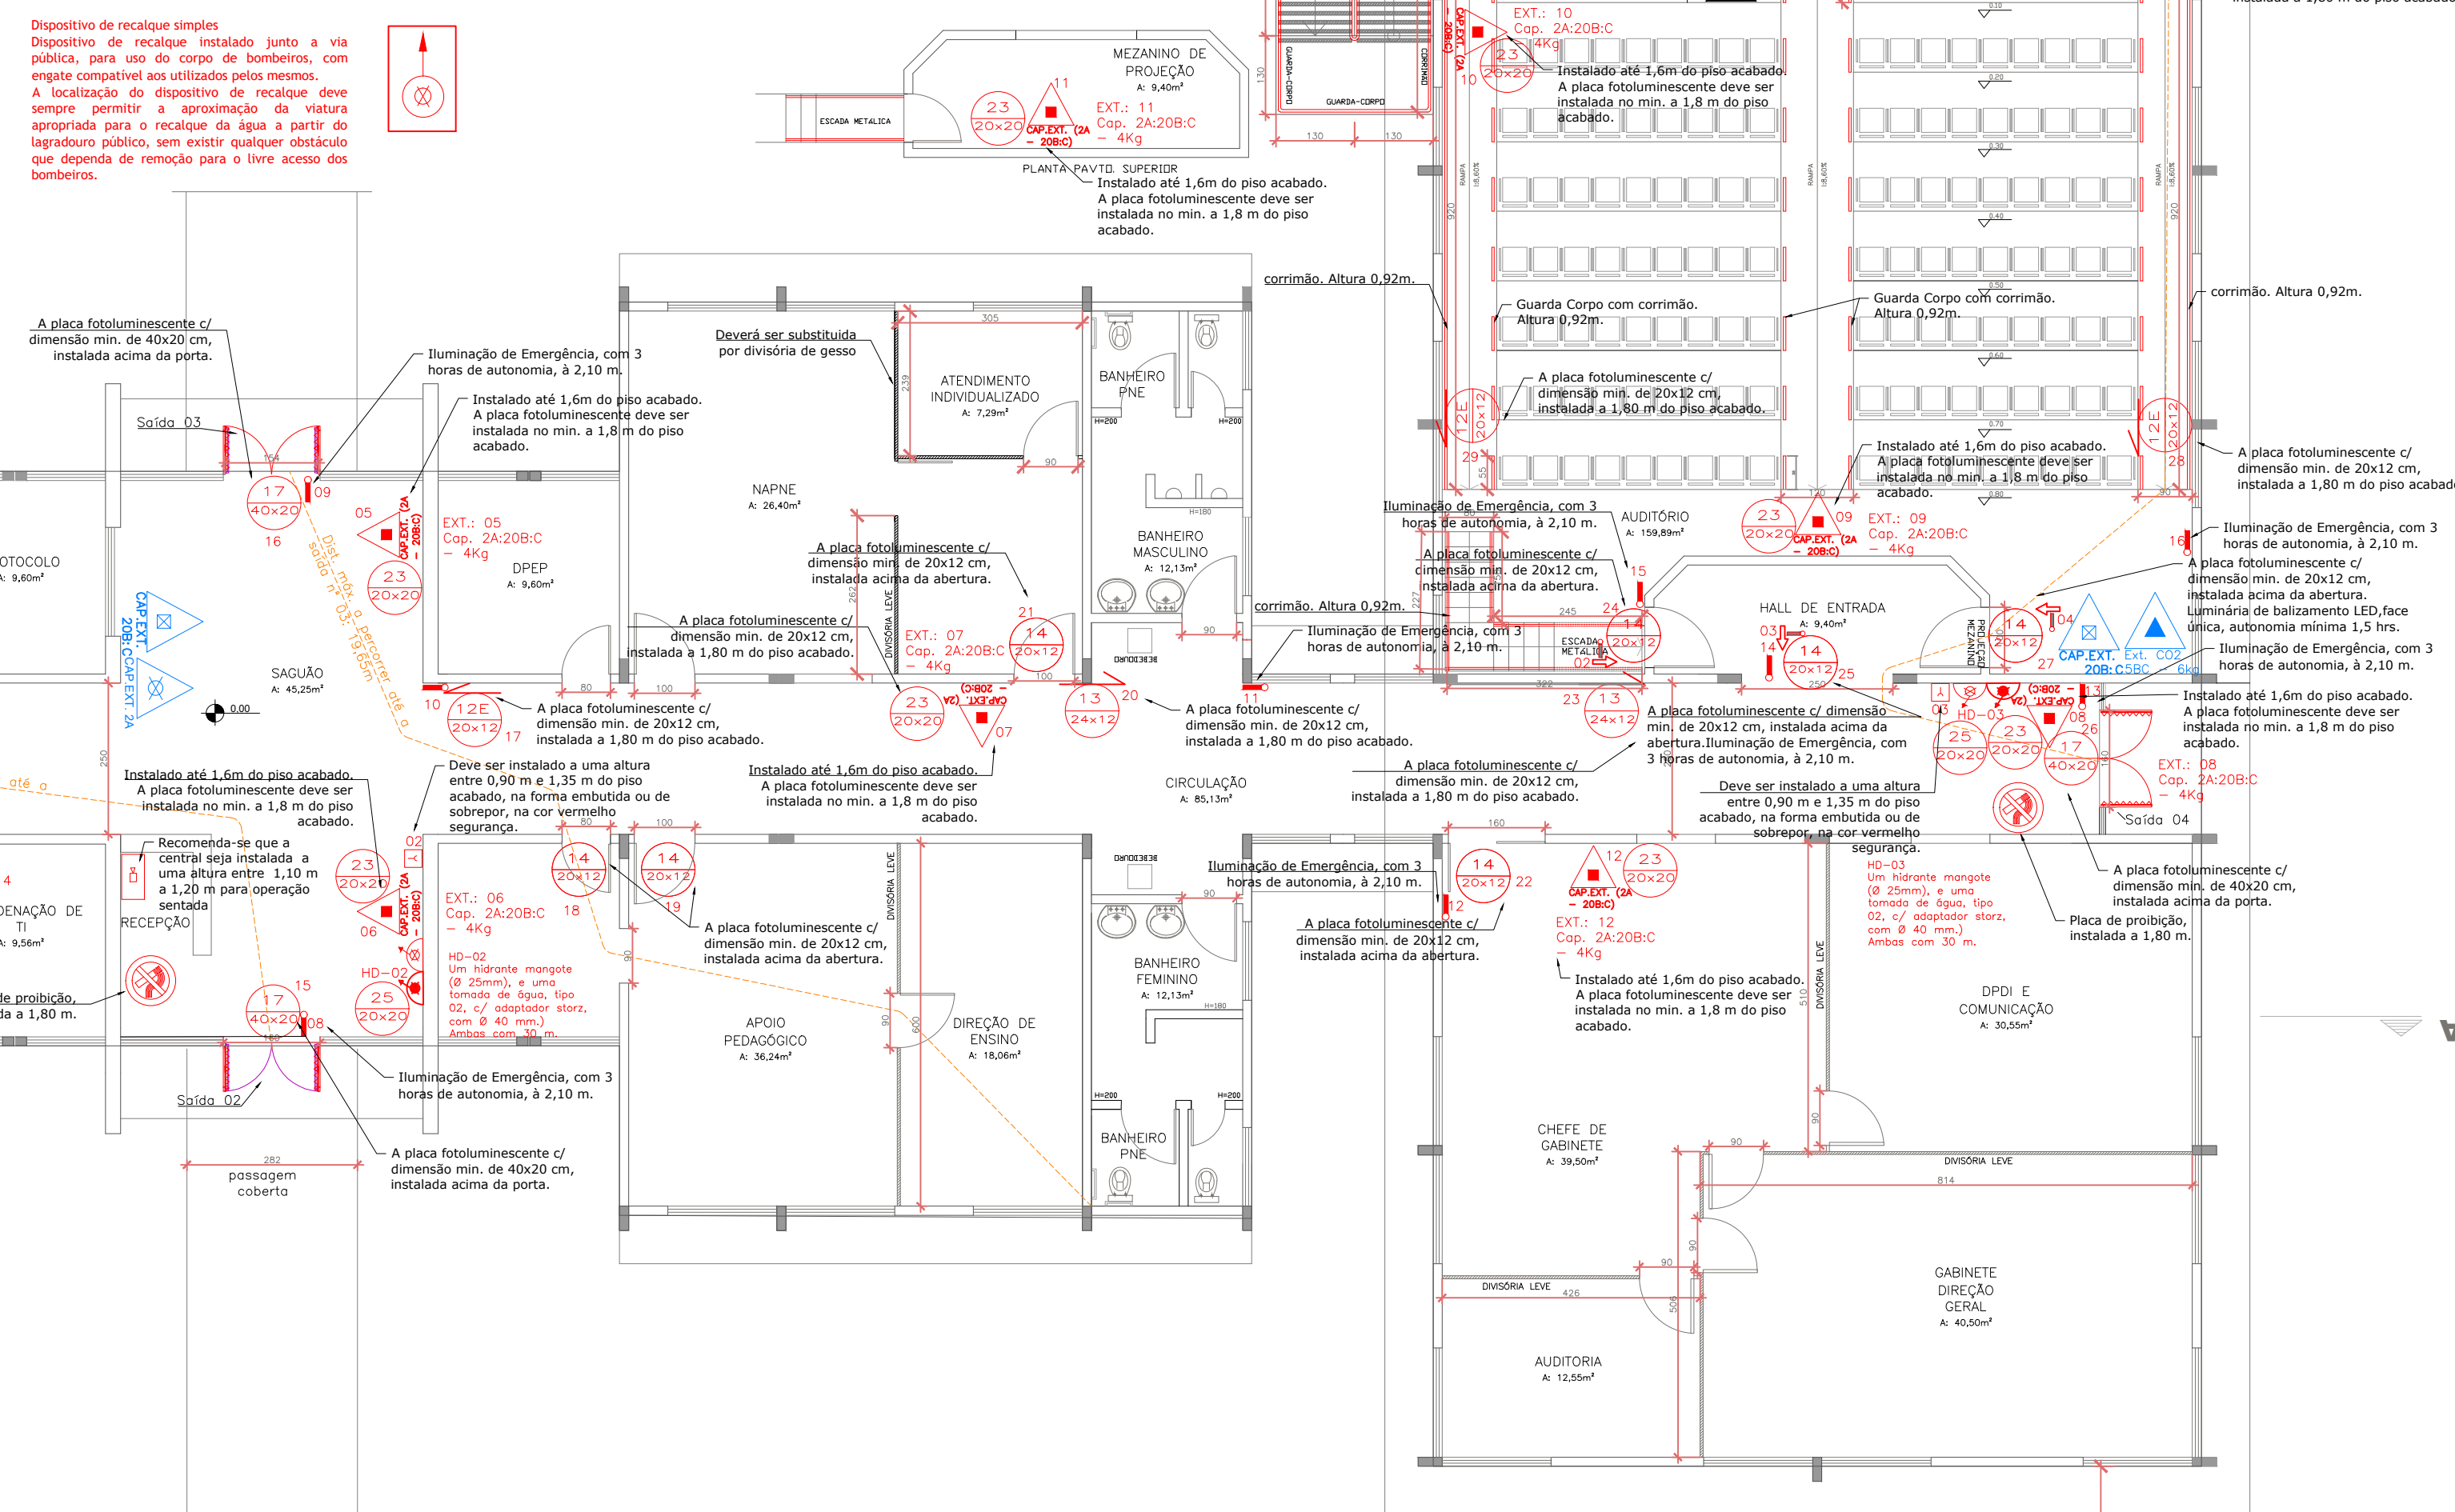


TABELA - Sinalização de orientação e salvamento			
Código	Placa	Descrição	Observações
12		Sinalização de orientação e salvamento	Indicação de saída presente na sinalização de orientação e salvamento. Dimensionamento: 30x40 cm, 20x30 cm - 4kg
13		Sinalização de orientação e salvamento	Indicação de saída presente na sinalização de orientação e salvamento. Dimensionamento: 30x40 cm, 20x30 cm - 4kg
14		Sinalização de orientação e salvamento	Indicação de saída presente na sinalização de orientação e salvamento. Dimensionamento: 30x40 cm, 20x30 cm - 4kg
16		Sinalização de orientação e salvamento	Indicação de saída presente na sinalização de orientação e salvamento. Dimensionamento: 30x40 cm, 20x30 cm - 4kg
17		Sinalização de orientação e salvamento	Indicação de saída presente na sinalização de orientação e salvamento. Dimensionamento: 30x40 cm, 20x30 cm - 4kg
19		Sinalização de orientação e salvamento	Indicação de saída presente na sinalização de orientação e salvamento. Dimensionamento: 30x40 cm, 20x30 cm - 4kg
Sinalização de equipamentos			
20		Sinalização de orientação e salvamento	Indicação de saída presente na sinalização de orientação e salvamento. Dimensionamento: 30x40 cm, 20x30 cm - 4kg
21		Sinalização de orientação e salvamento	Indicação de saída presente na sinalização de orientação e salvamento. Dimensionamento: 30x40 cm, 20x30 cm - 4kg
23		Sinalização de orientação e salvamento	Indicação de saída presente na sinalização de orientação e salvamento. Dimensionamento: 30x40 cm, 20x30 cm - 4kg
25		Sinalização de orientação e salvamento	Indicação de saída presente na sinalização de orientação e salvamento. Dimensionamento: 30x40 cm, 20x30 cm - 4kg
26		Sinalização de orientação e salvamento	Indicação de saída presente na sinalização de orientação e salvamento. Dimensionamento: 30x40 cm, 20x30 cm - 4kg
1		Sinalização de orientação e salvamento	Indicação de saída presente na sinalização de orientação e salvamento. Dimensionamento: 30x40 cm, 20x30 cm - 4kg
4		Sinalização de orientação e salvamento	Indicação de saída presente na sinalização de orientação e salvamento. Dimensionamento: 30x40 cm, 20x30 cm - 4kg
9		Sinalização de orientação e salvamento	Indicação de saída presente na sinalização de orientação e salvamento. Dimensionamento: 30x40 cm, 20x30 cm - 4kg


LEGENDA	
	EXT. DE PÓ QUÍMICO SECO (PQ) - 2A/20B C - 4kg
	EXT. DE PÓ QUÍMICO SECO (PQ) - 20B C - 4kg
	EXT. DE ÁGUA PRESSURIZADA - 2A - 10 L
	EXT. DE CO2 - 5B C - 6 KG
	CENTRAL DE DETECÇÃO E ALARME
	ACIONADOR MANUAL DE ALARME DE INCÊNDIO
	PLACA DE PROIBIDO FUMAR
	SINALIZAÇÃO DE ORIENTAÇÃO E SALVAMENTO
	ELIMINAÇÃO DE ROTA DE FUGA
	DISTÂNCIA MÁX. A PERCORRER
	RESERVA TÉCNICA DE INCÊNDIO
	REGISTRO DE PASSEIO

ITENS EM AZUL SÃO EXISTENTES E PODEM SER REUTILIZADOS.

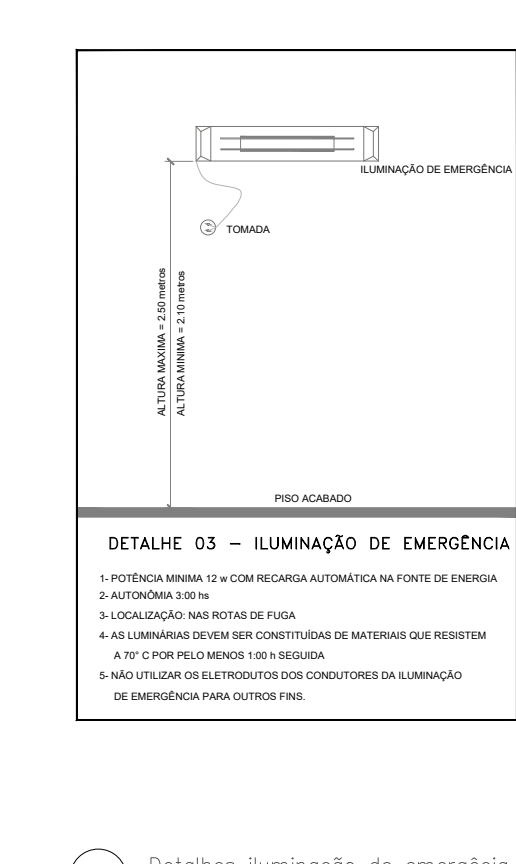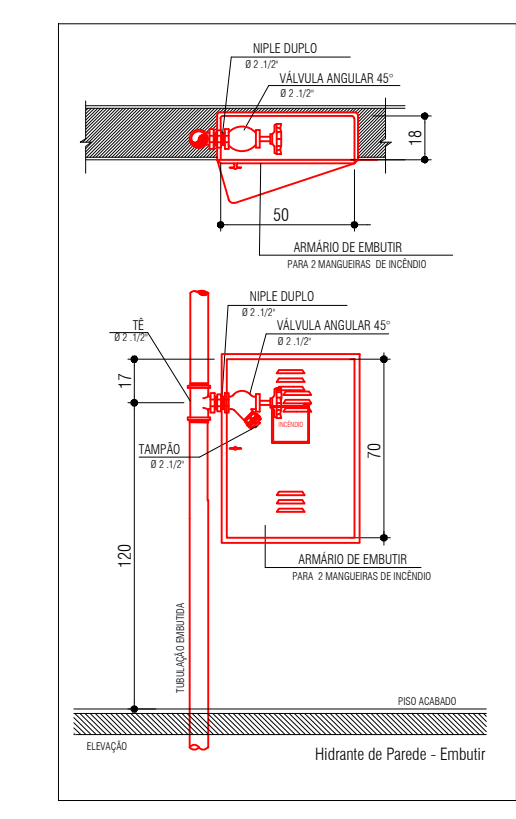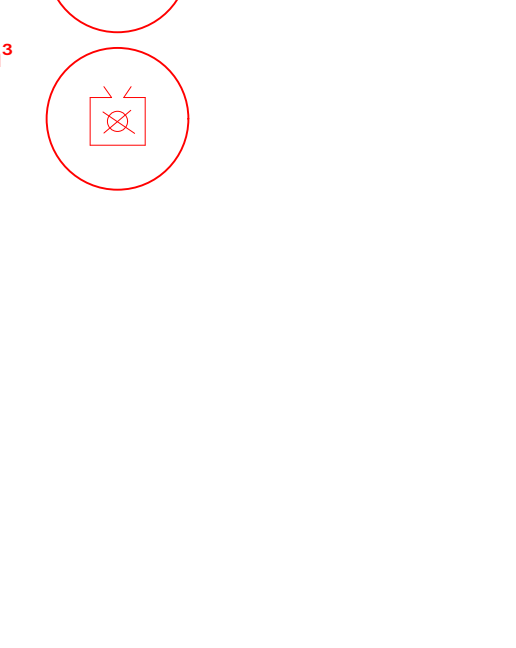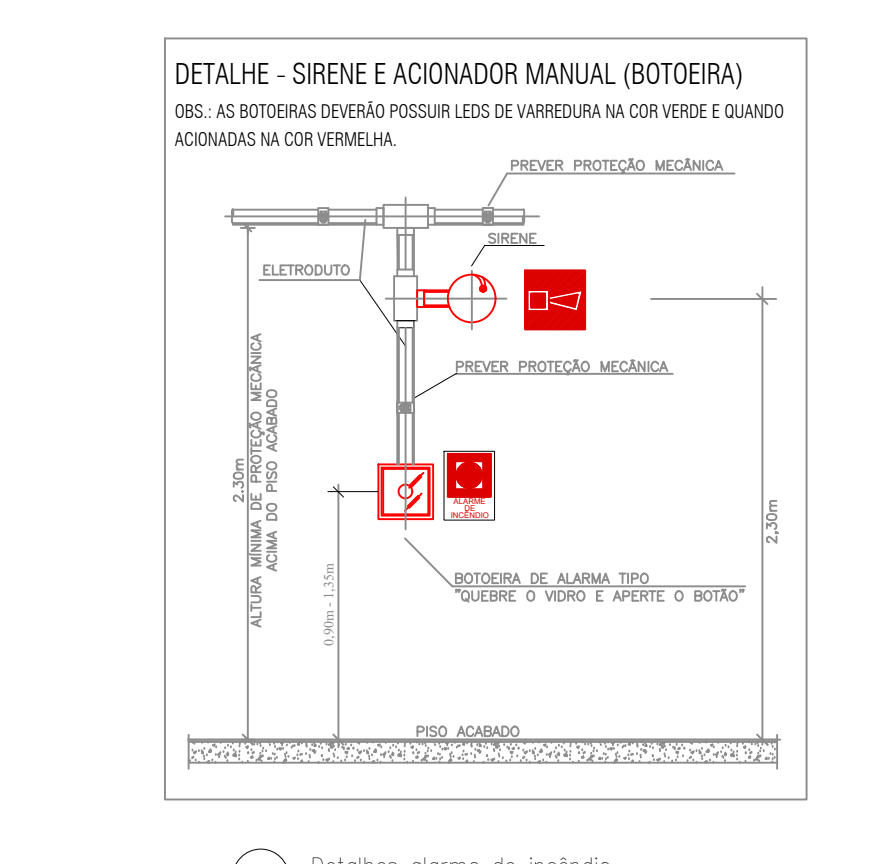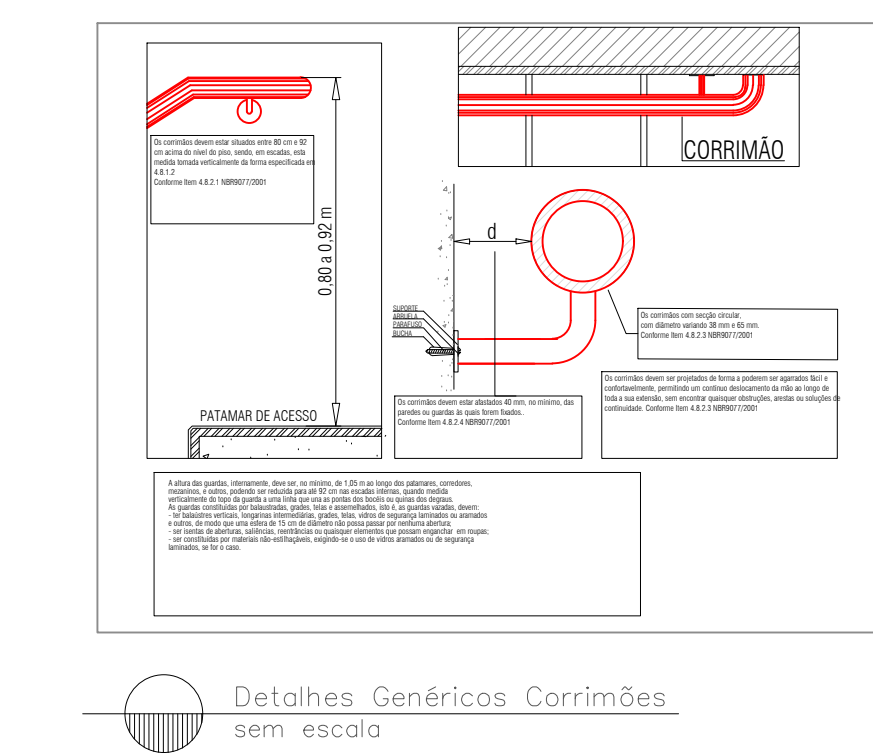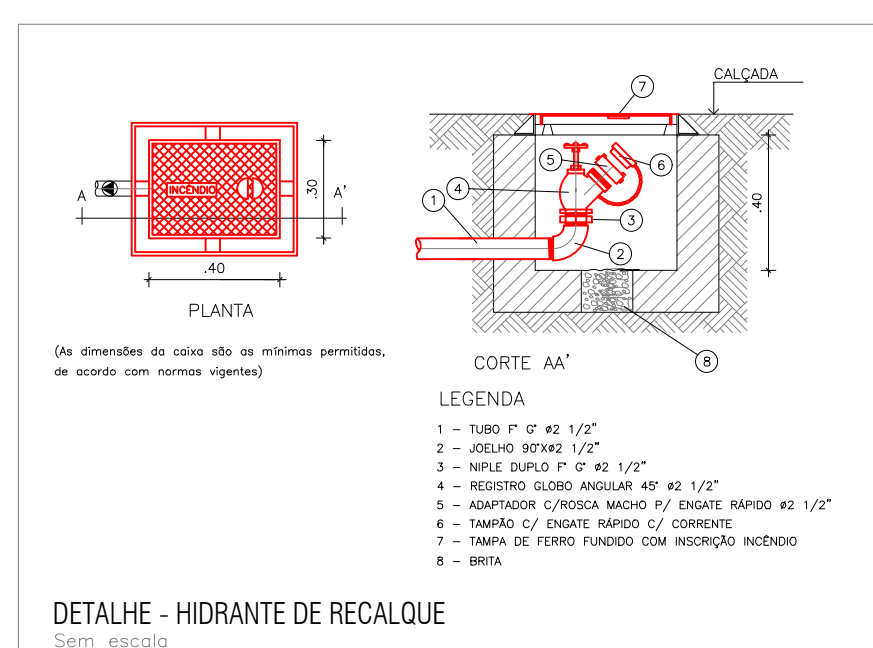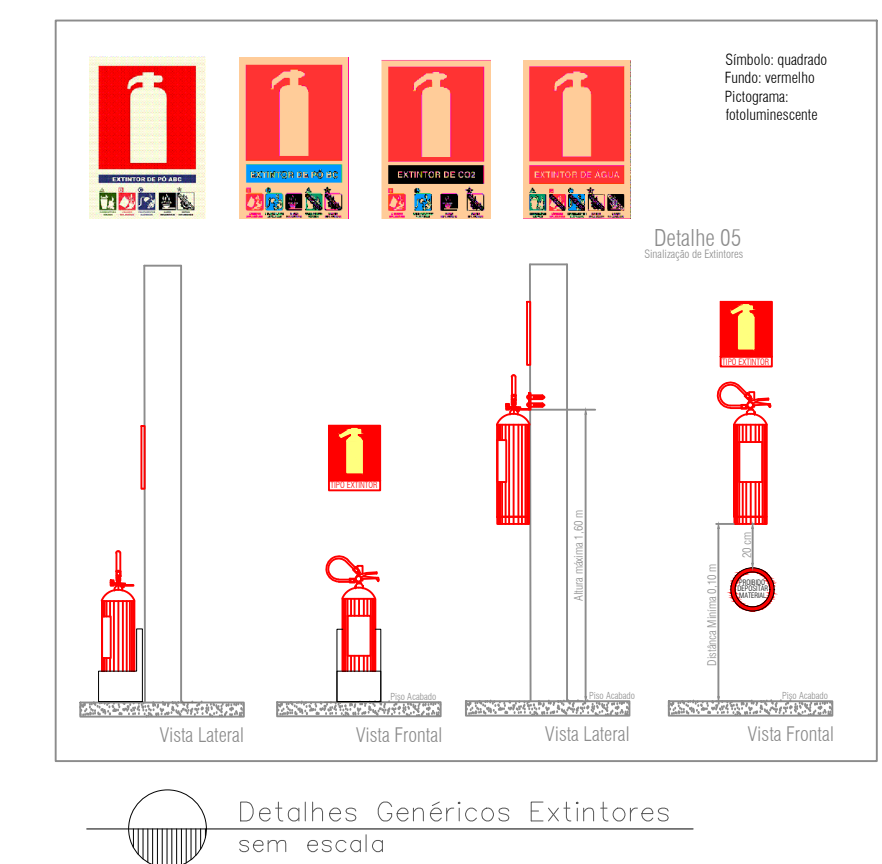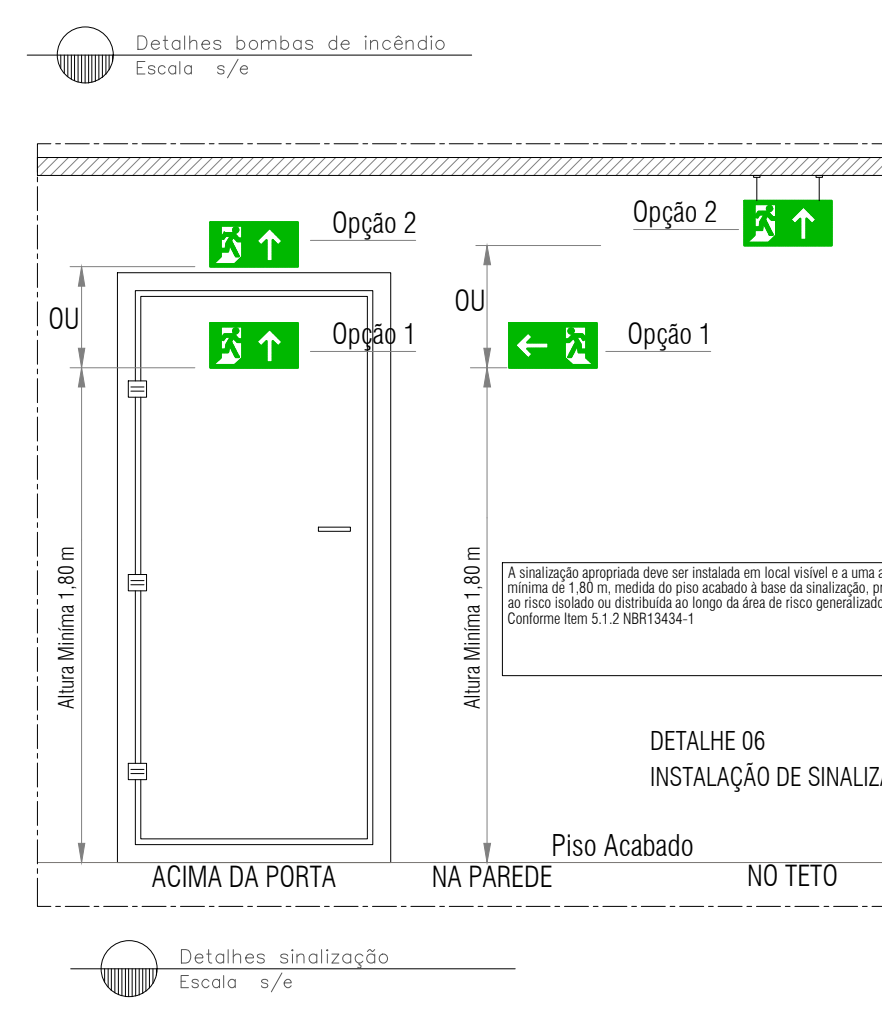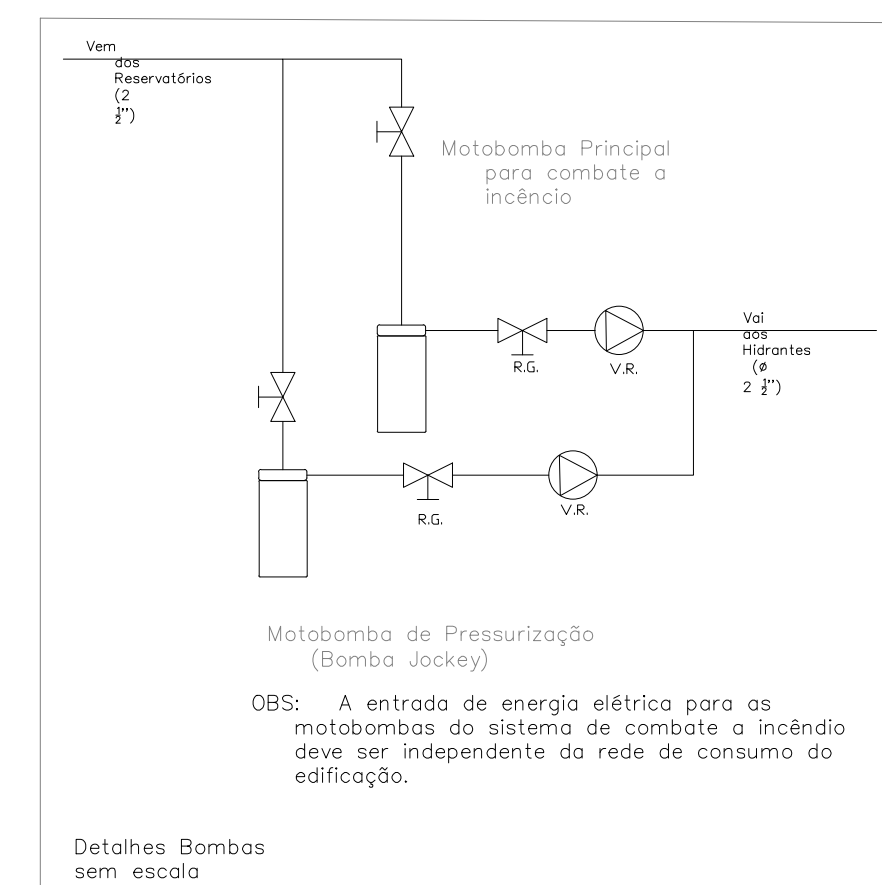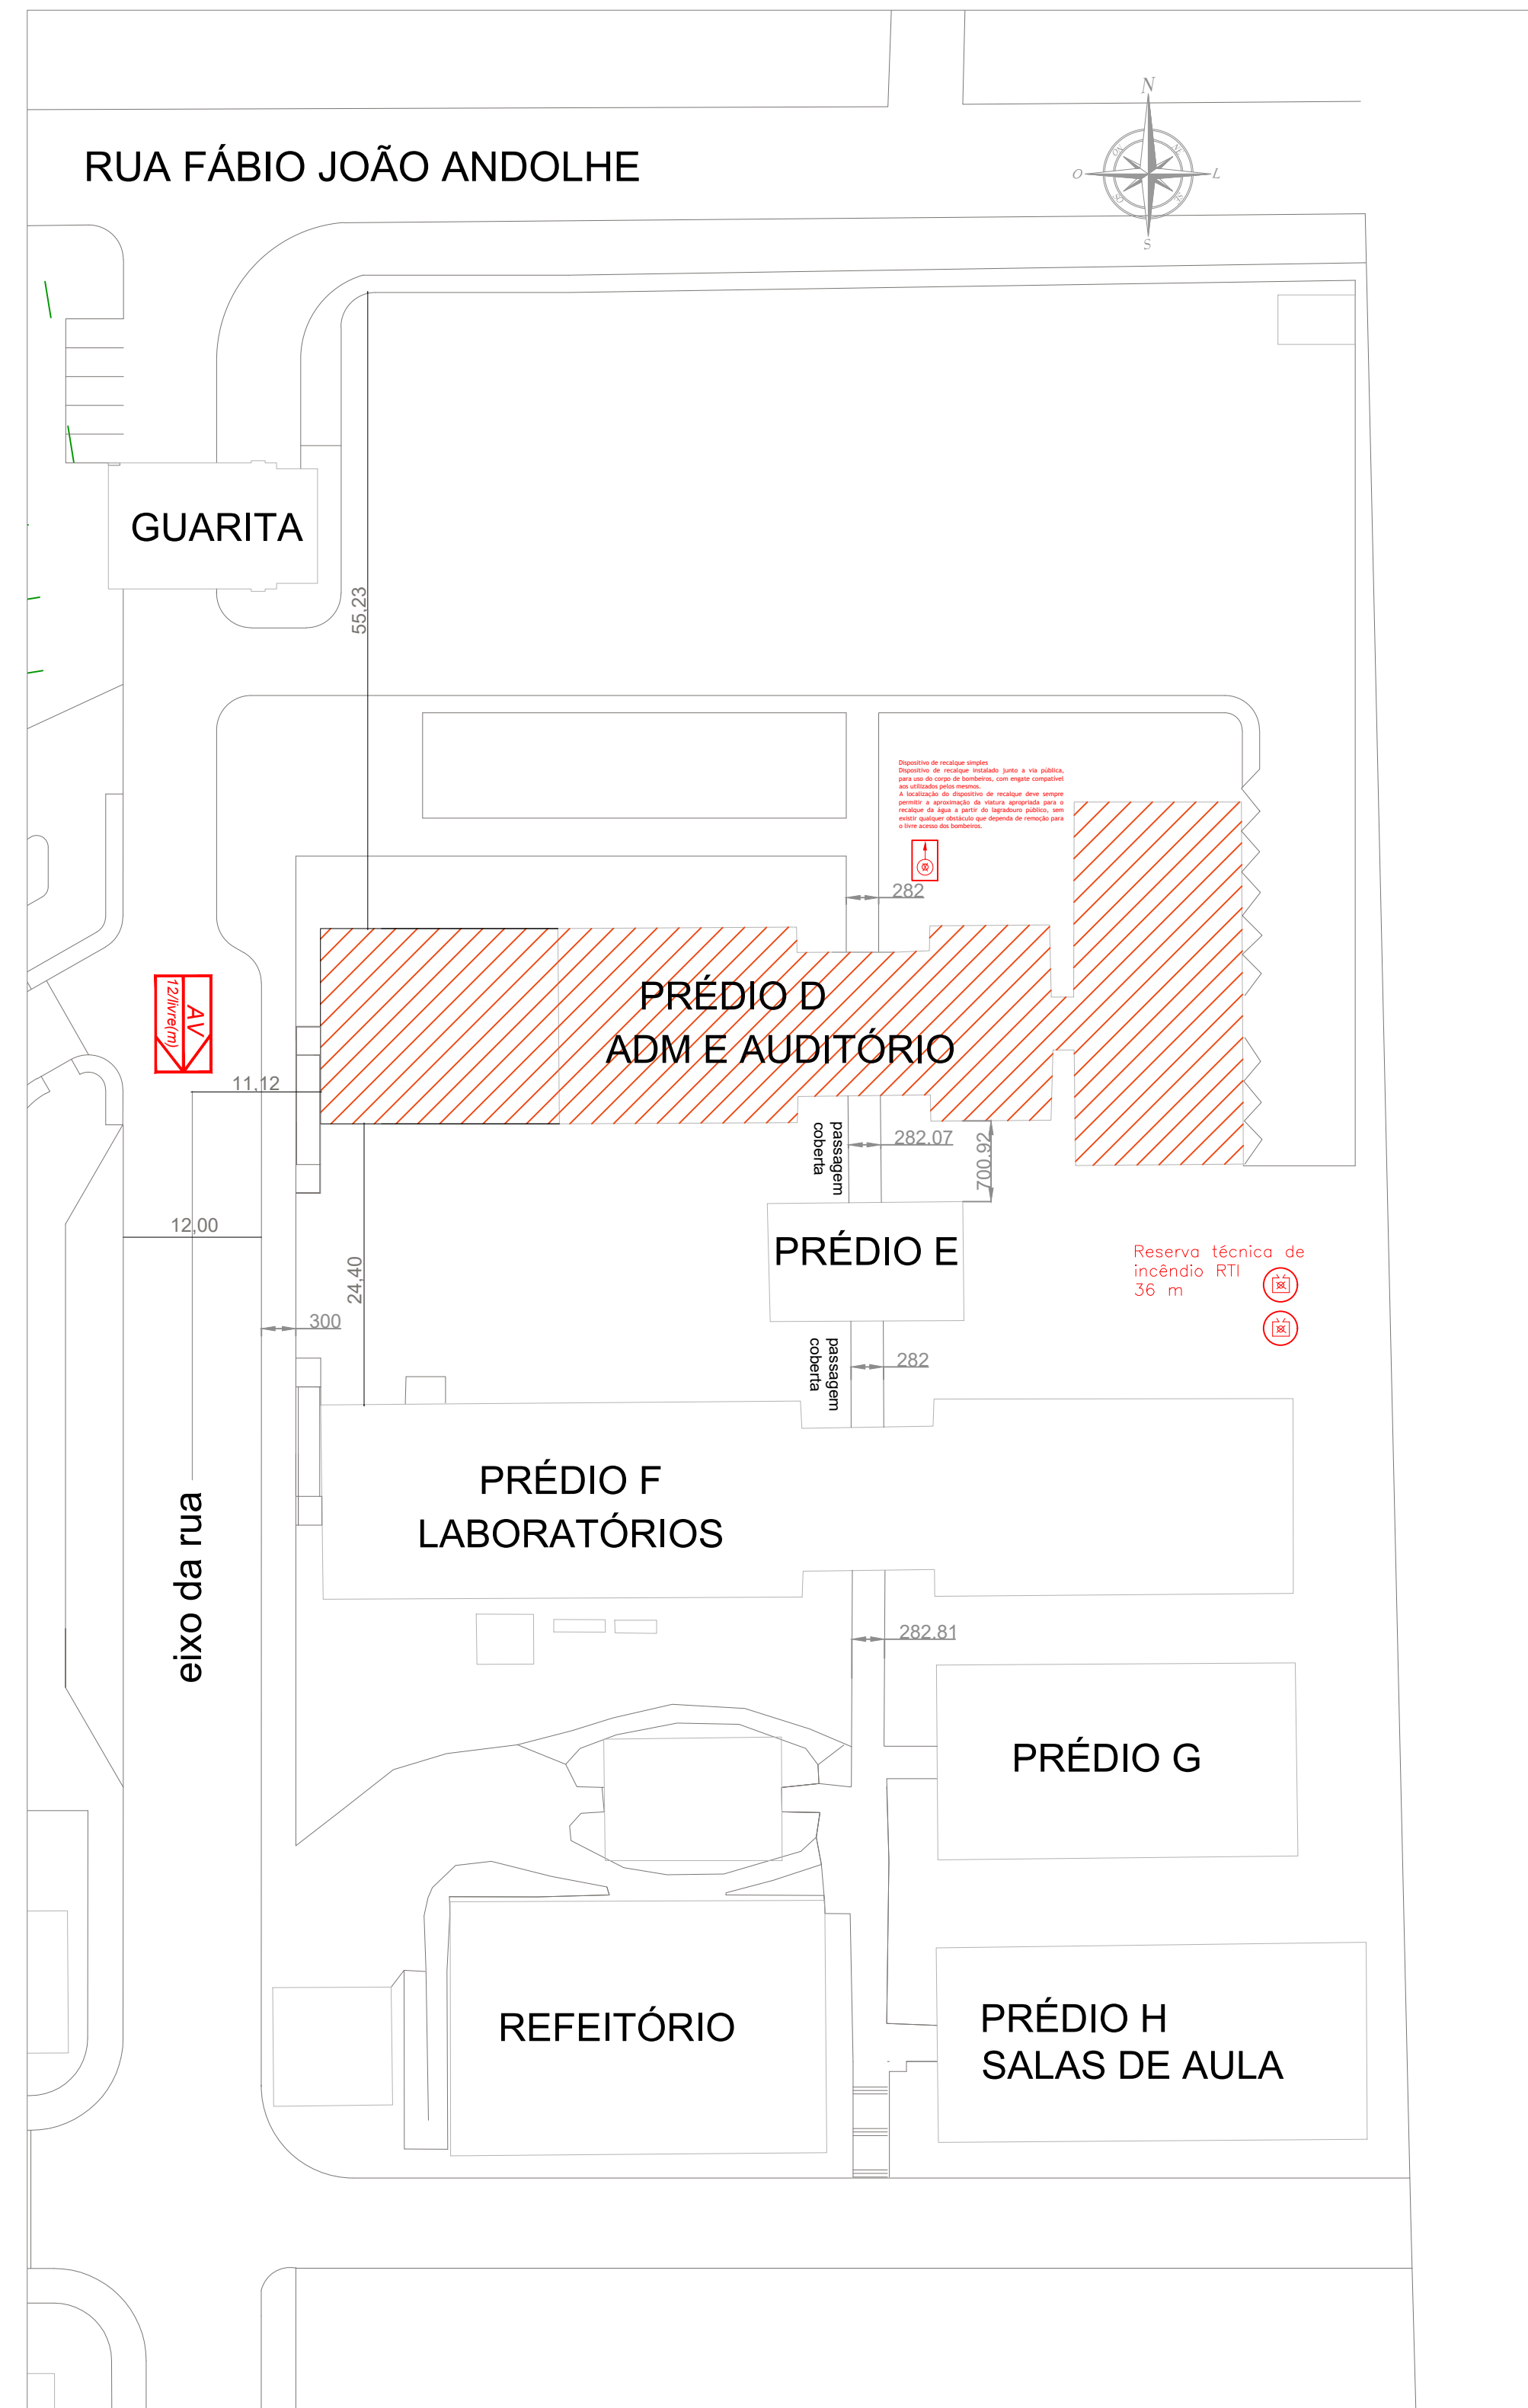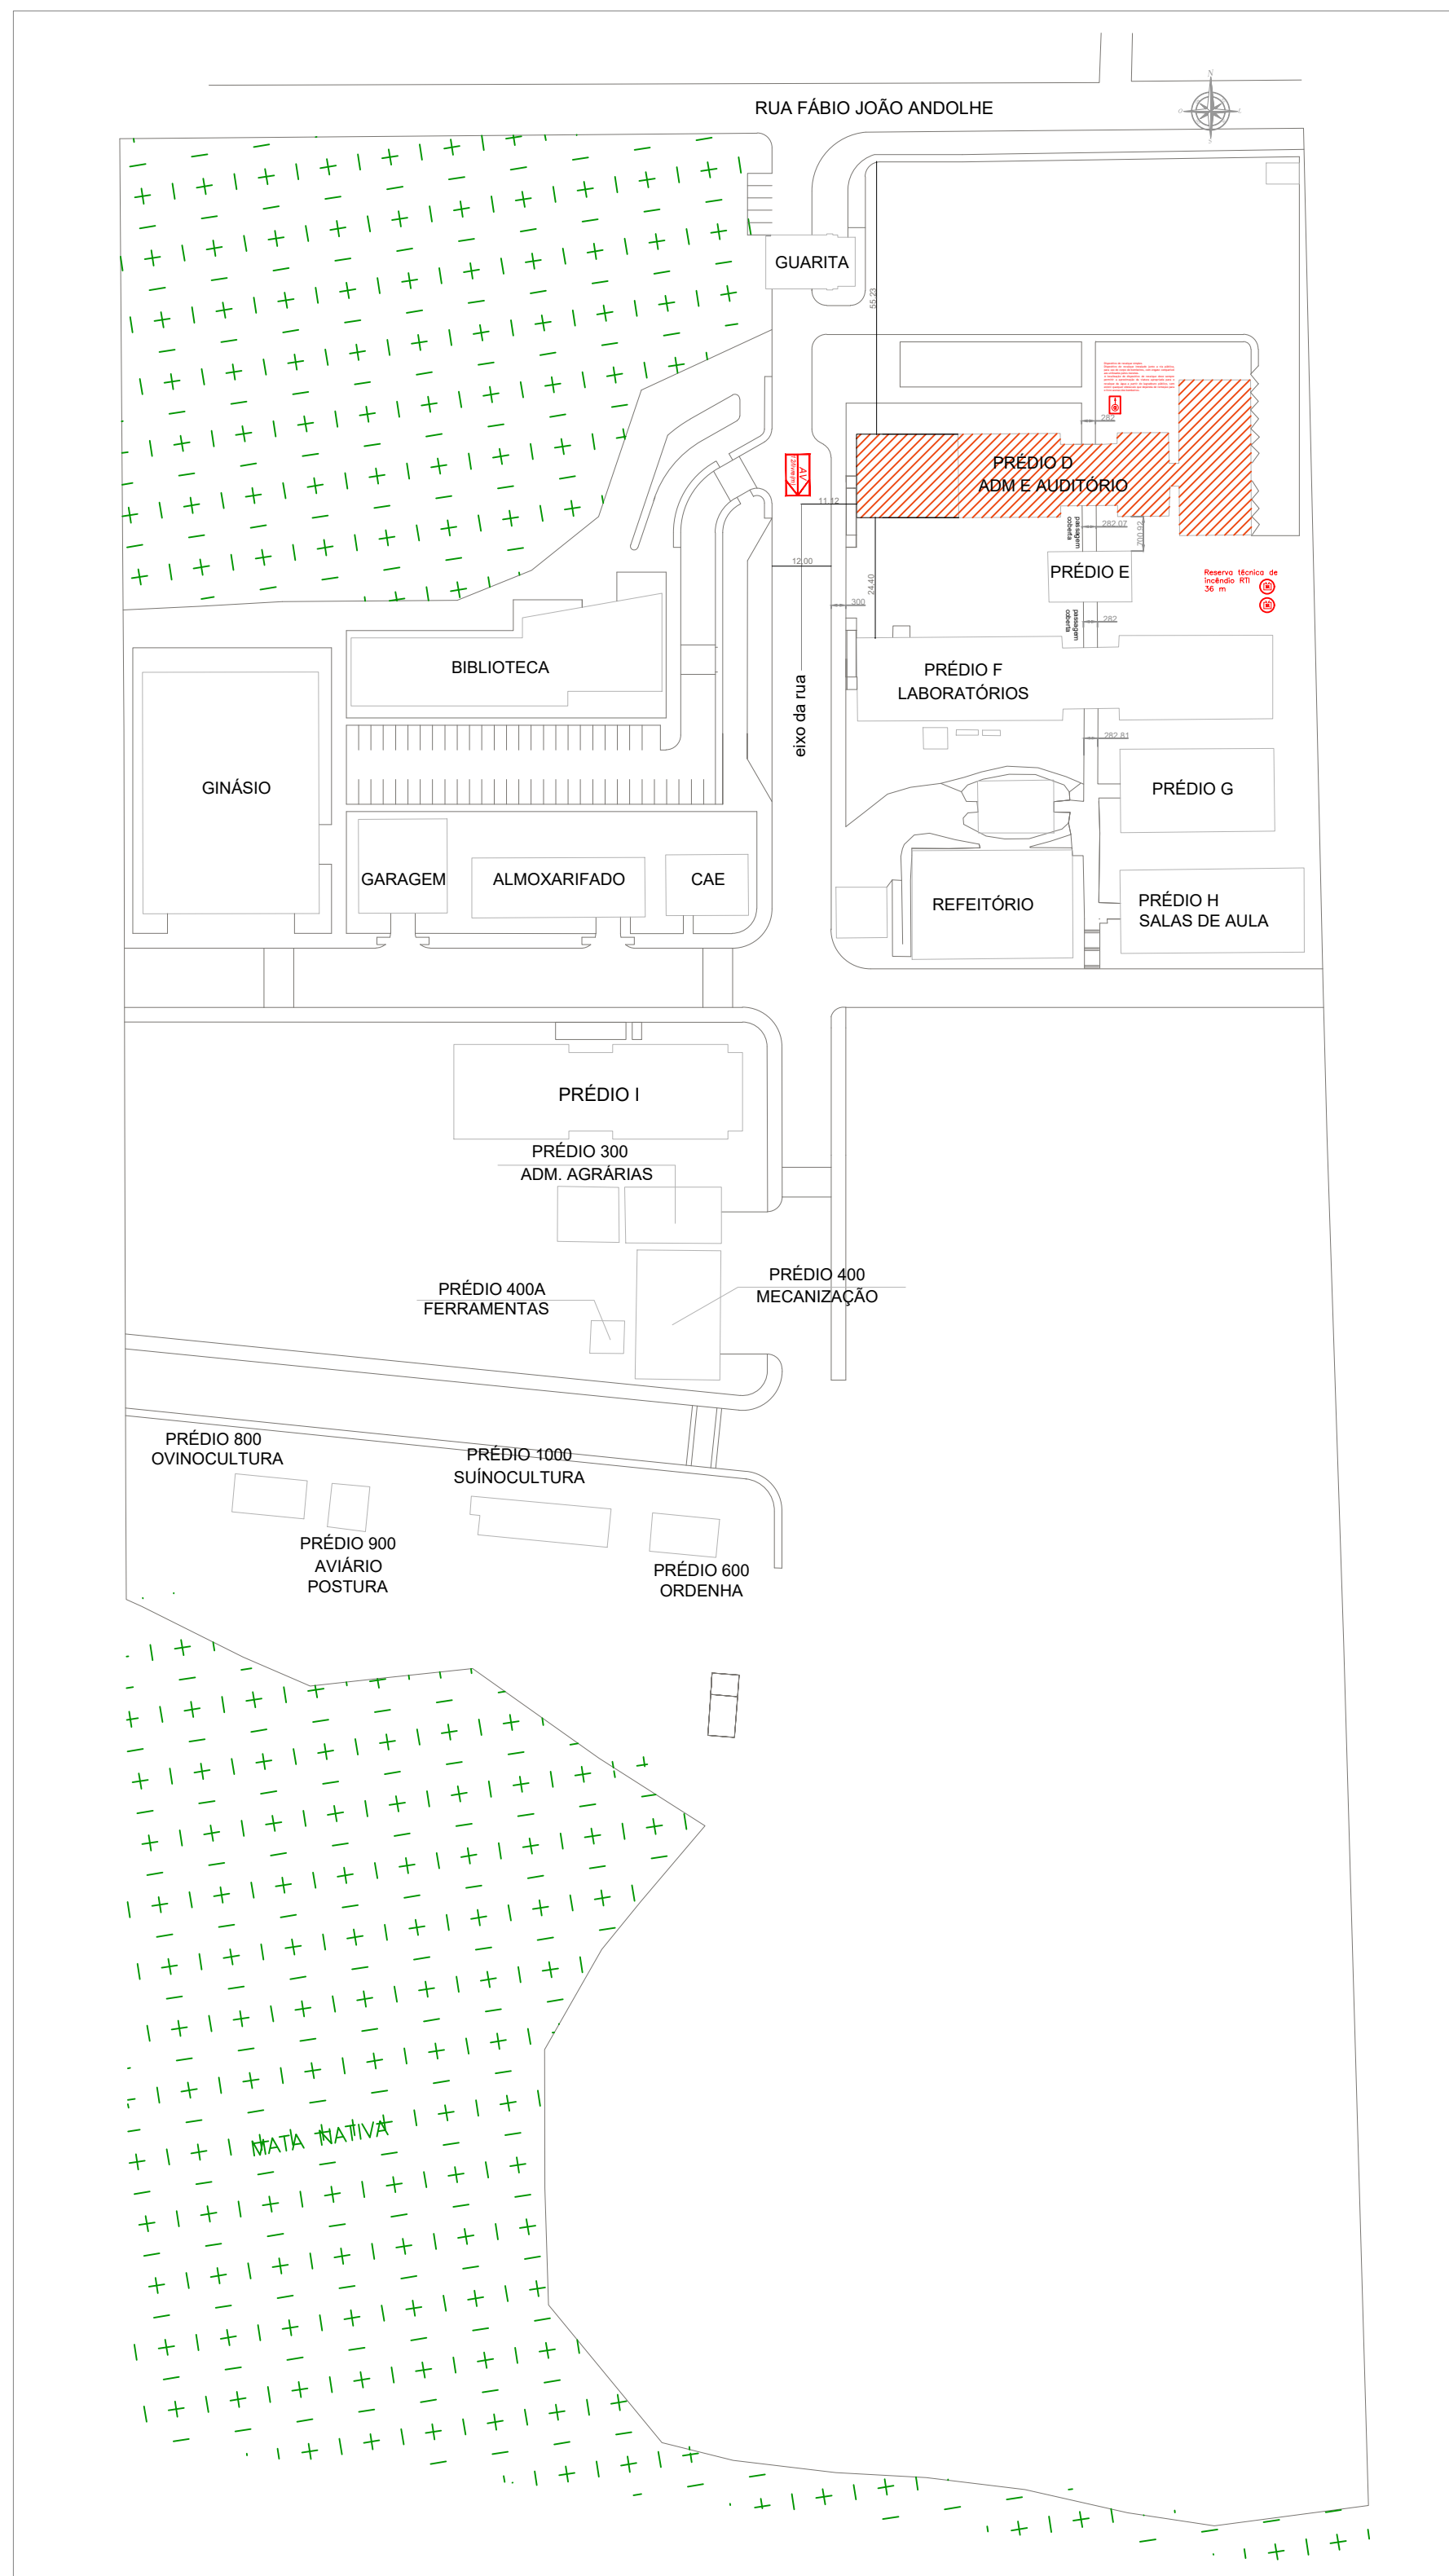


Márcia Fink
Diretora Geral
Portaria nº 318/2021
IFFar Campus Santo Augusto

		PRÓ-REITORIA DE ADMINISTRAÇÃO COORDENAÇÃO DE ENGENHARIA E ARQUITETURA Alameda Santiago do Chile, 195 - Nossa Sra. das Dores - CEP 97050-685 Santa Maria - Rio Grande do Sul. Telefone: (51) 3218-9819	
OBRA:		PRÉDIO D - ADMINISTRATIVO E AUDITÓRIO	
LOCAL:		INSTITUTO FEDERAL FARROUPILHA - CAMPUS SANTO AUGUSTO	
PROJETO:		PLANO DE PREVENÇÃO E PROTEÇÃO CONTRA INCÊNDIO	
CONTEÚDO:		Planta baixa, detalhes, situação e localização	
PROPRIETÁRIO:		INSTITUTO FEDERAL FARROUPILHA	
RESPONSÁVEL:		Cátiane Basso	
PRONOME:		PPCI 01/02	

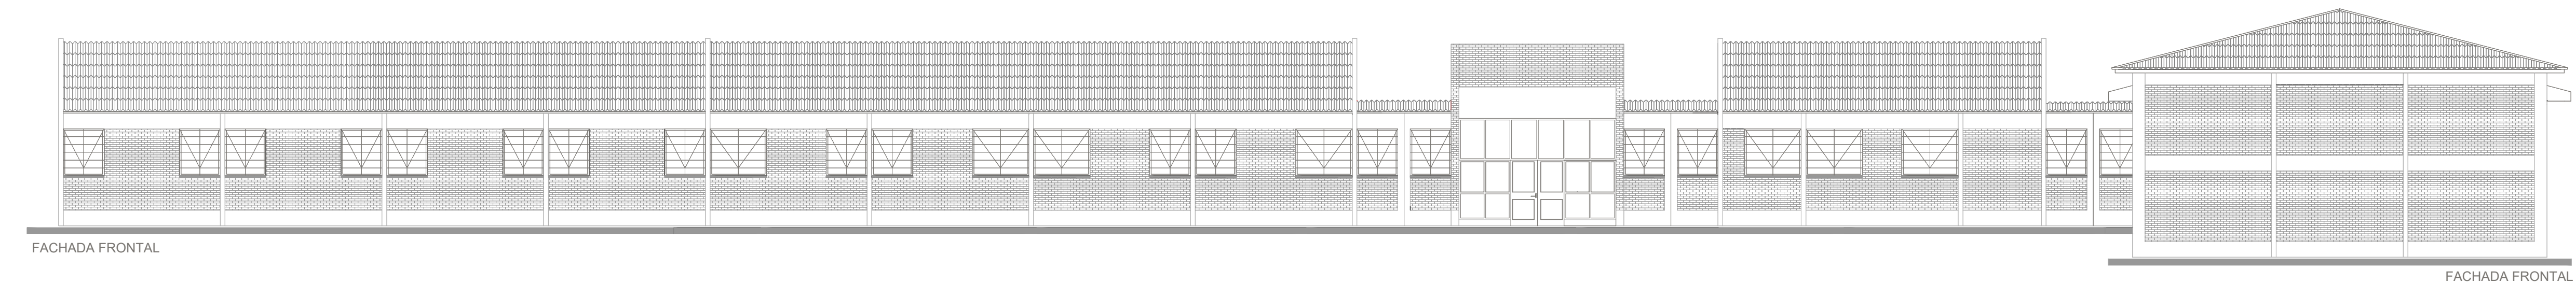


FACHADA FRONTAL

FACHADA FRONTAL

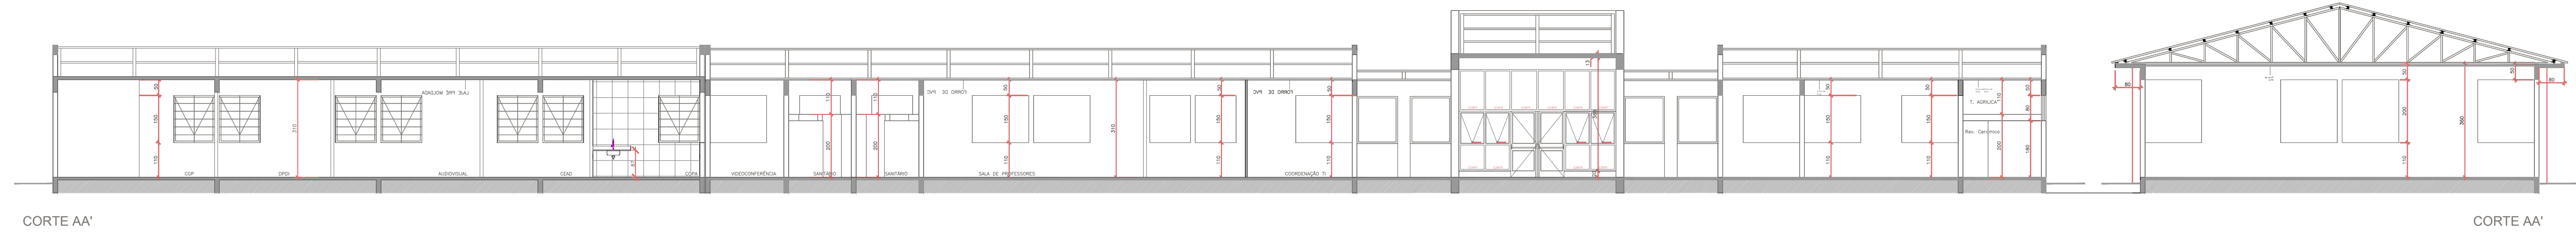


FACHADA FRONTAL

FACHADA FRONTAL

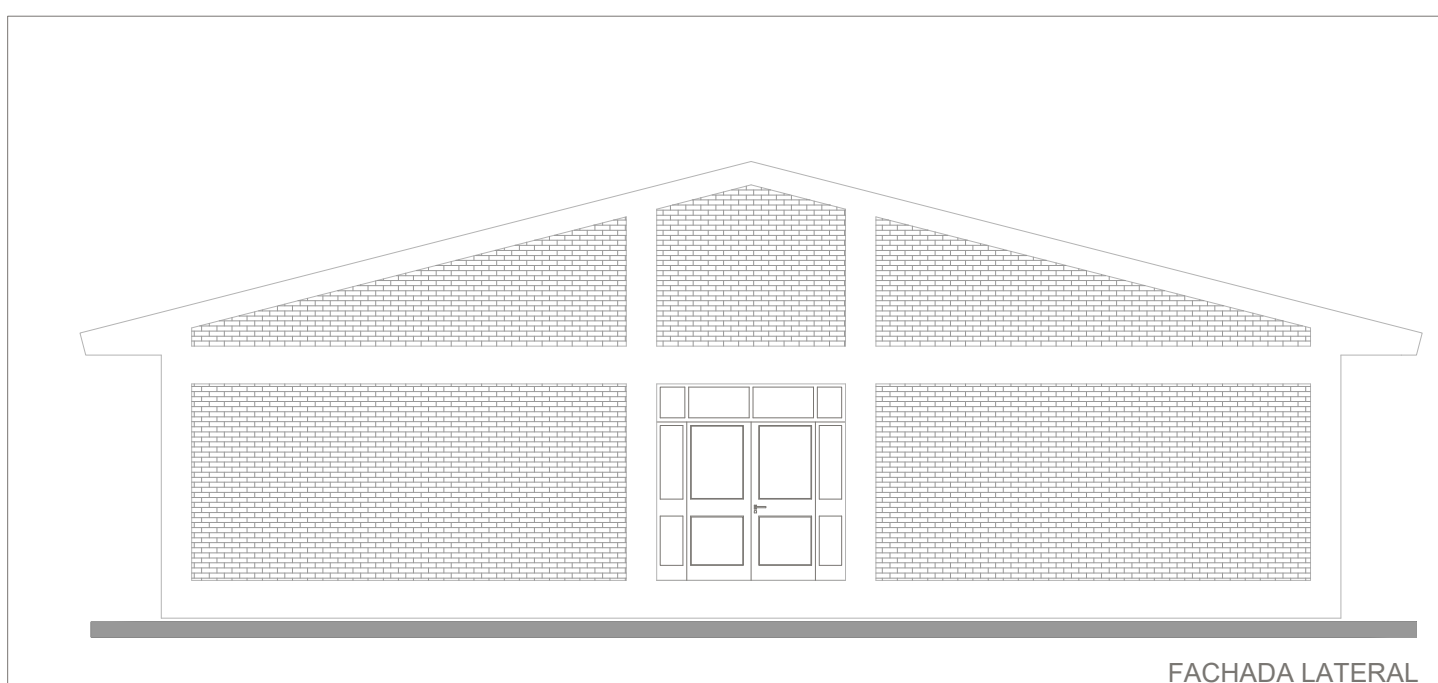


FACHADA LATERAL

FACHADA LATERAL

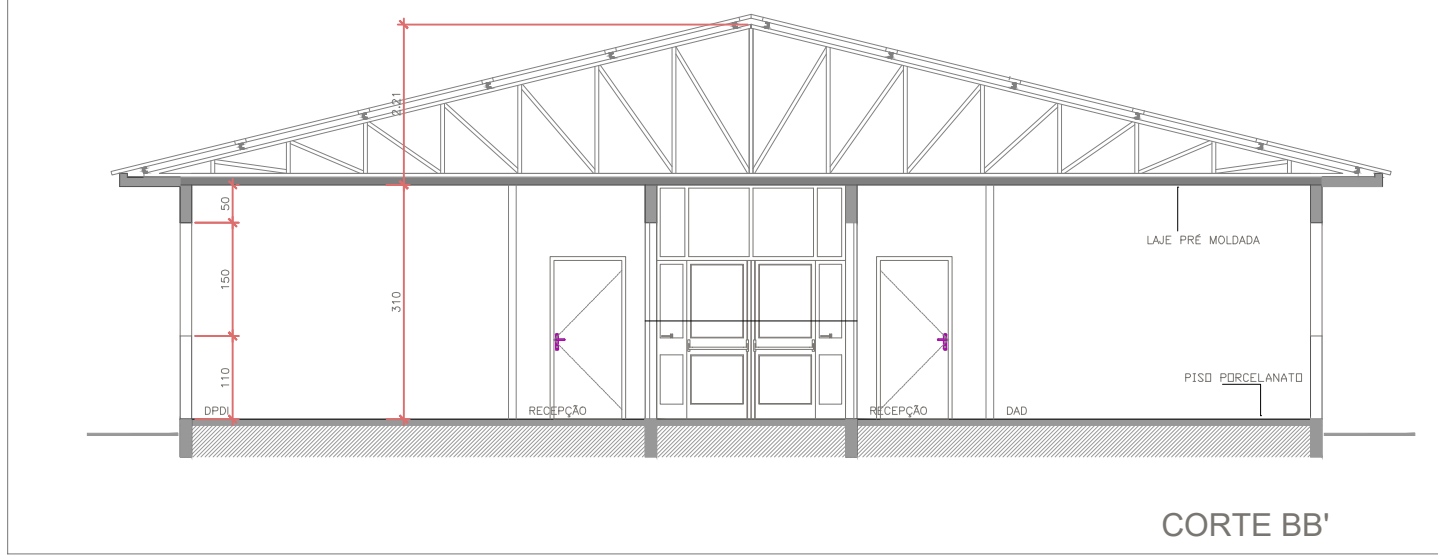


FACHADA LATERAL

FACHADA LATERAL

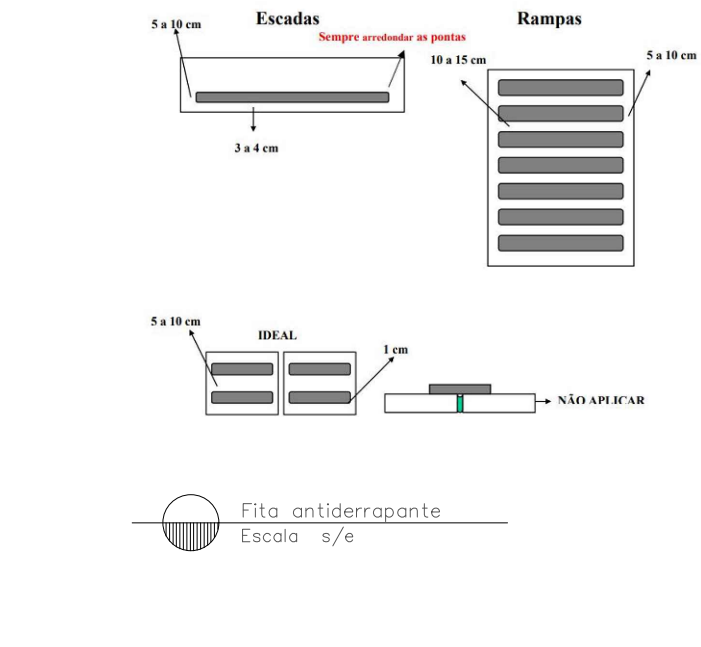


FACHADA LATERAL

FACHADA LATERAL

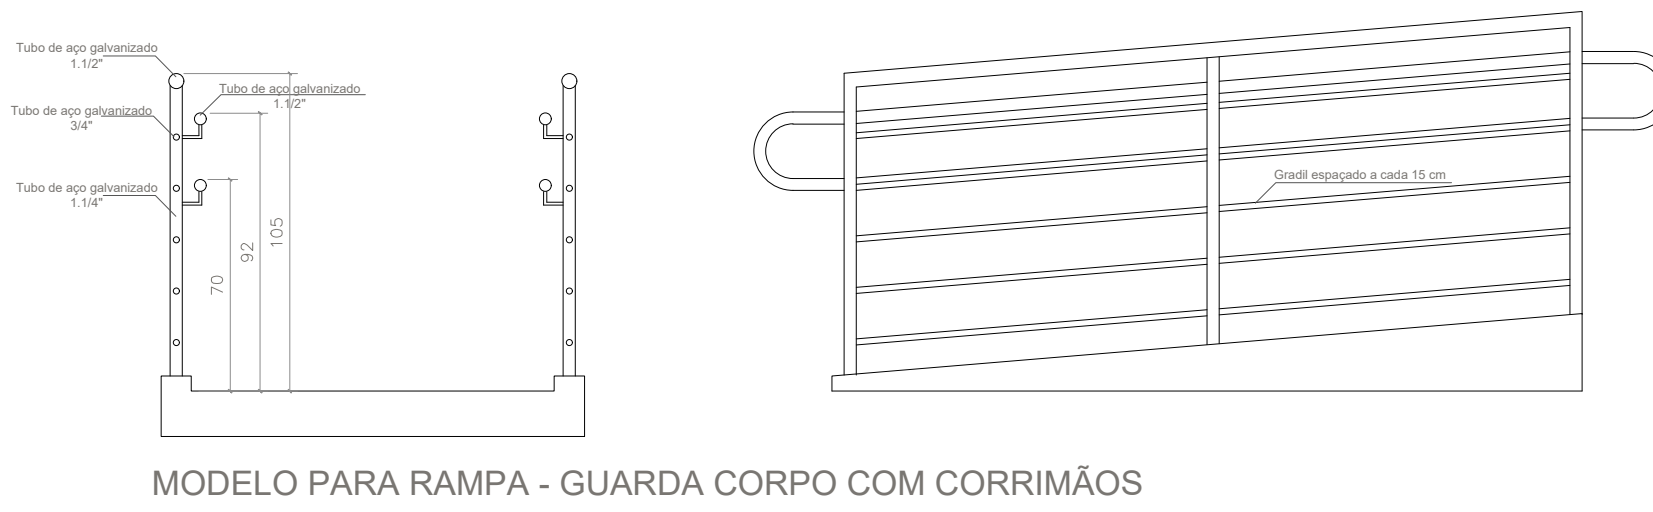


FACHADA LATERAL

FACHADA LATERAL

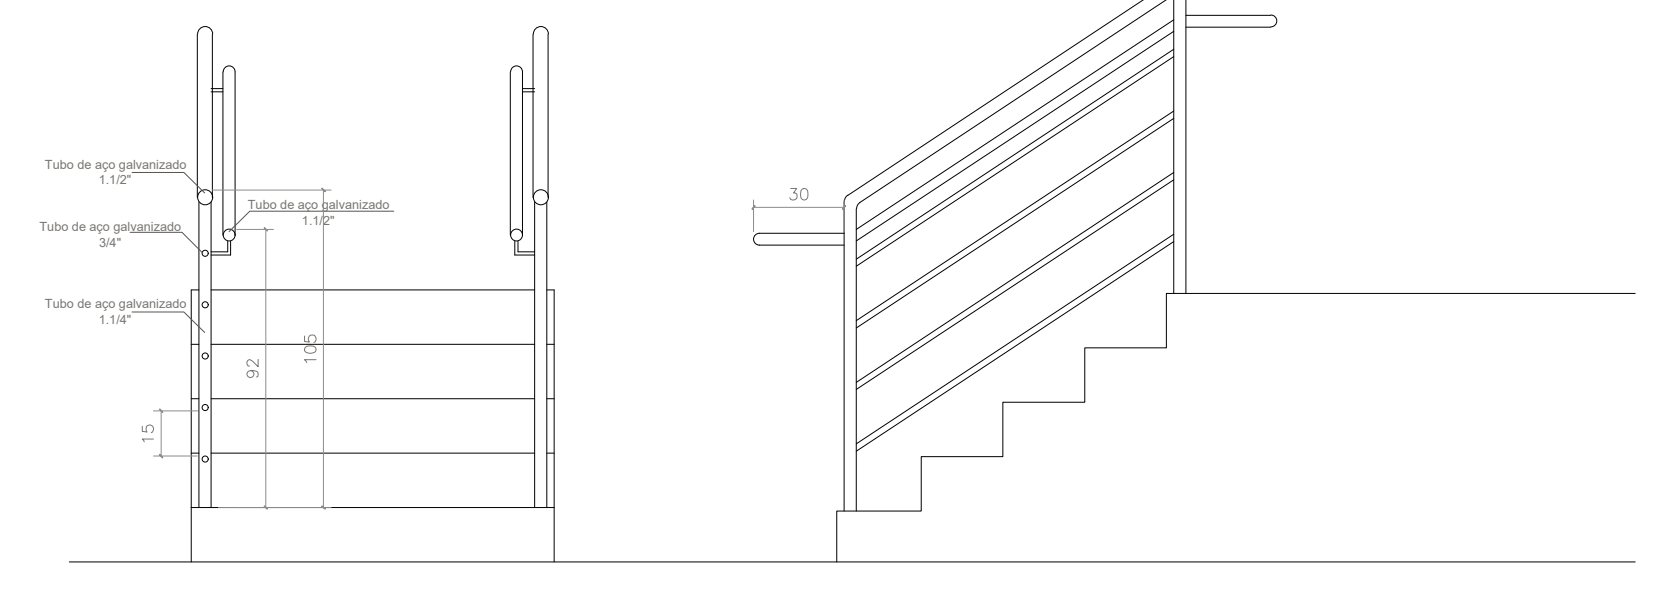


FACHADA LATERAL

FACHADA LATERAL

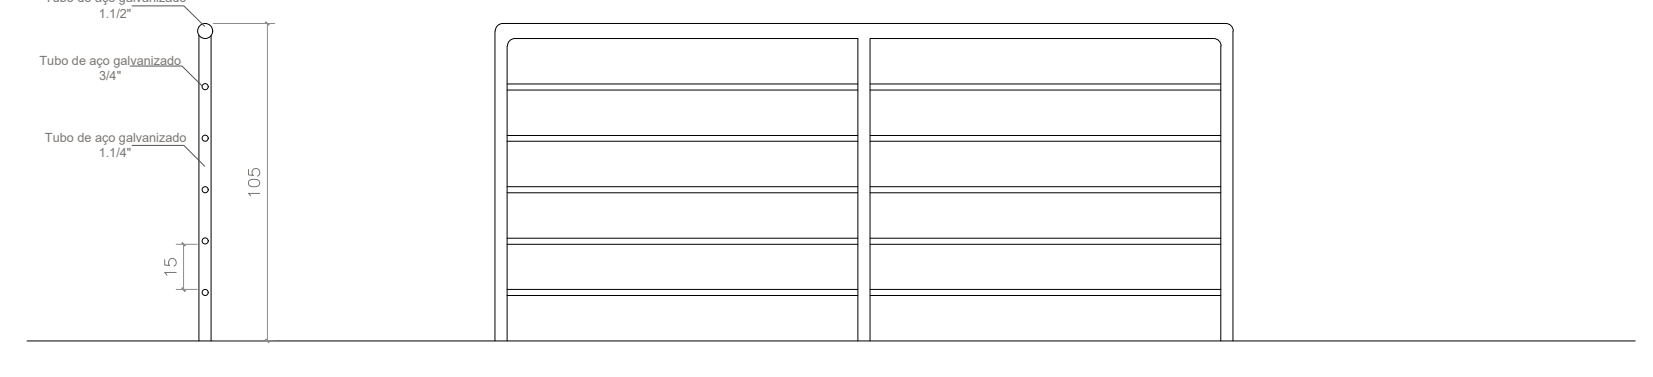

FACHADA LATERAL

FACHADA LATERAL

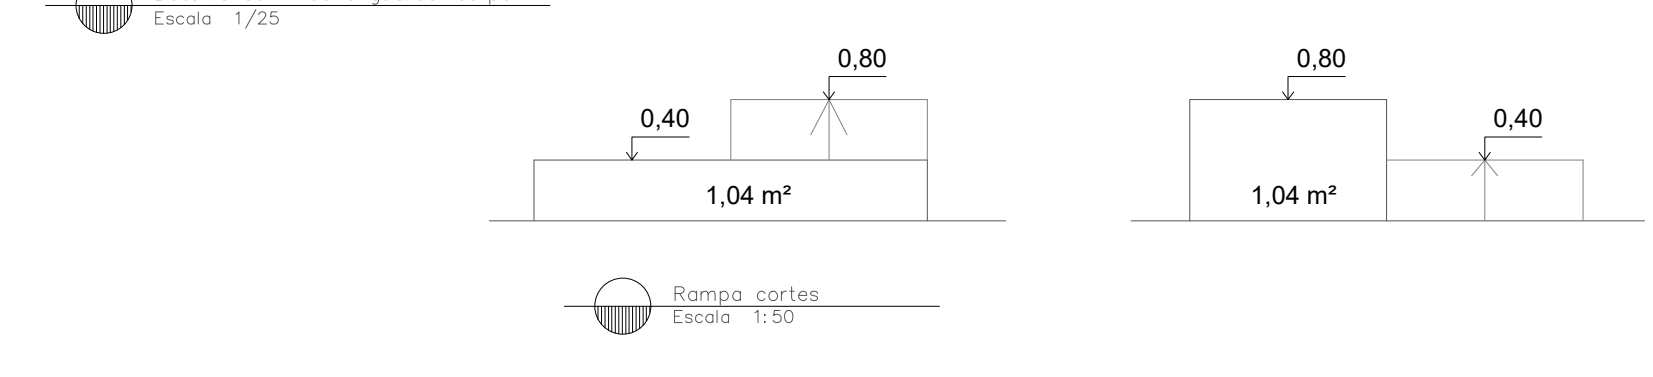

FACHADA LATERAL

FACHADA LATERAL

TABELA - Sinalização de orientação e salvamento			
Código	Placa	Descrição	Observações
12		Sinalização de saída de emergência	Indicação do sentido (passagem ou saída) de uma saída de emergência. Dimensões mínimas: 30cm x 15cm
13		Sinalização de saída de emergência	Indicação do sentido (passagem ou saída) de uma saída de emergência. Dimensões mínimas: 30cm x 15cm
14		Sinalização de saída de emergência	Indicação de uma saída de emergência e seu acesso. Dimensões mínimas: 30cm x 15cm
16		Sinalização de saída de emergência	Indicação de uma saída de emergência e seu acesso. Dimensões mínimas: 30cm x 15cm
17		Sinalização de saída de emergência	Indicação de uma saída de emergência e seu acesso. Dimensões mínimas: 30cm x 15cm
19		Sinalização de saída de emergência	Indicação de uma saída de emergência e seu acesso. Dimensões mínimas: 30cm x 15cm
Sinalização de equipamentos			
20		Sinalização de saída de emergência	Indicação de uma saída de emergência e seu acesso. Dimensões mínimas: 30cm x 15cm
21		Sinalização de saída de emergência	Indicação de uma saída de emergência e seu acesso. Dimensões mínimas: 30cm x 15cm
23		Sinalização de saída de emergência	Indicação de uma saída de emergência e seu acesso. Dimensões mínimas: 30cm x 15cm
25		Sinalização de saída de emergência	Indicação de uma saída de emergência e seu acesso. Dimensões mínimas: 30cm x 15cm
26		Sinalização de saída de emergência	Indicação de uma saída de emergência e seu acesso. Dimensões mínimas: 30cm x 15cm
1		Sinalização de saída de emergência	Indicação de uma saída de emergência e seu acesso. Dimensões mínimas: 30cm x 15cm
4		Sinalização de saída de emergência	Indicação de uma saída de emergência e seu acesso. Dimensões mínimas: 30cm x 15cm
9		Sinalização de saída de emergência	Indicação de uma saída de emergência e seu acesso. Dimensões mínimas: 30cm x 15cm

LEGENDA	
	EXT. DE PÓ QUÍMICO SECO (PQD) - 2A/20B-C - 4Kg
	EXT. DE PÓ QUÍMICO SECO (PQS) - 20B-C - 4Kg
	EXT. DE ÁGUA PRESSURIZADA - 2A - 10 L
	EXT. DE CO2 - 5B-C - 6 KG
	CENTRAL DE DETECÇÃO E ALARME
	ACIONADOR MANUAL DE ALARME DE INCÊNDIO
	PLACA DE PROIBIDO FUMAR
	SINALIZAÇÃO DE ORIENTAÇÃO E SALVAMENTO
	ILUMINAÇÃO DE ORIENTAÇÃO E SALVAMENTO (30 LED'S)
	INDICAÇÃO DE ROTA DE FUGA
	DISTÂNCIA MÁX. A PERCORRER
	RESERVA TÉCNICA DE INCENDIO
	REGISTRO DE PASSEIO

Márcia Fink
Diretora Geral
Portaria nº 318/2021
IFFar Campus Santo Augusto

INSTITUTO FEDERAL FARROUPILHA

PRÓ-REITORIA DE ADMINISTRAÇÃO
COORDENAÇÃO DE ENGENHARIA E ARQUITETURA
Alameda Santiago do Chile, 195 - Nossa Sra. das Dores - CEP 97050-685
Santa Maria - Rio Grande do Sul. Telefone: (51) 3218-9819

OBRA: PRÉDIO D - ADMINISTRATIVO E AUDITÓRIO

LOCAL: INSTITUTO FEDERAL FARROUPILHA - CAMPUS SANTO AUGUSTO

PROJETO: PLANO DE PREVENÇÃO E PROTEÇÃO CONTRA INCÊNDIO

CONTEÚDO: Planta baixa, detalhes, situação e localização

PROPRIETÁRIO: INSTITUTO FEDERAL FARROUPILHA

RESPONSÁVEL: JOÃO VICTOR BAGETTI FUCHS


ÁREA: 1.282,85 m²

ESCALA: 1/100

DATA: Julho/2020

DESENHO: Catiane Basso


PRANCHA: PPCI 02/02

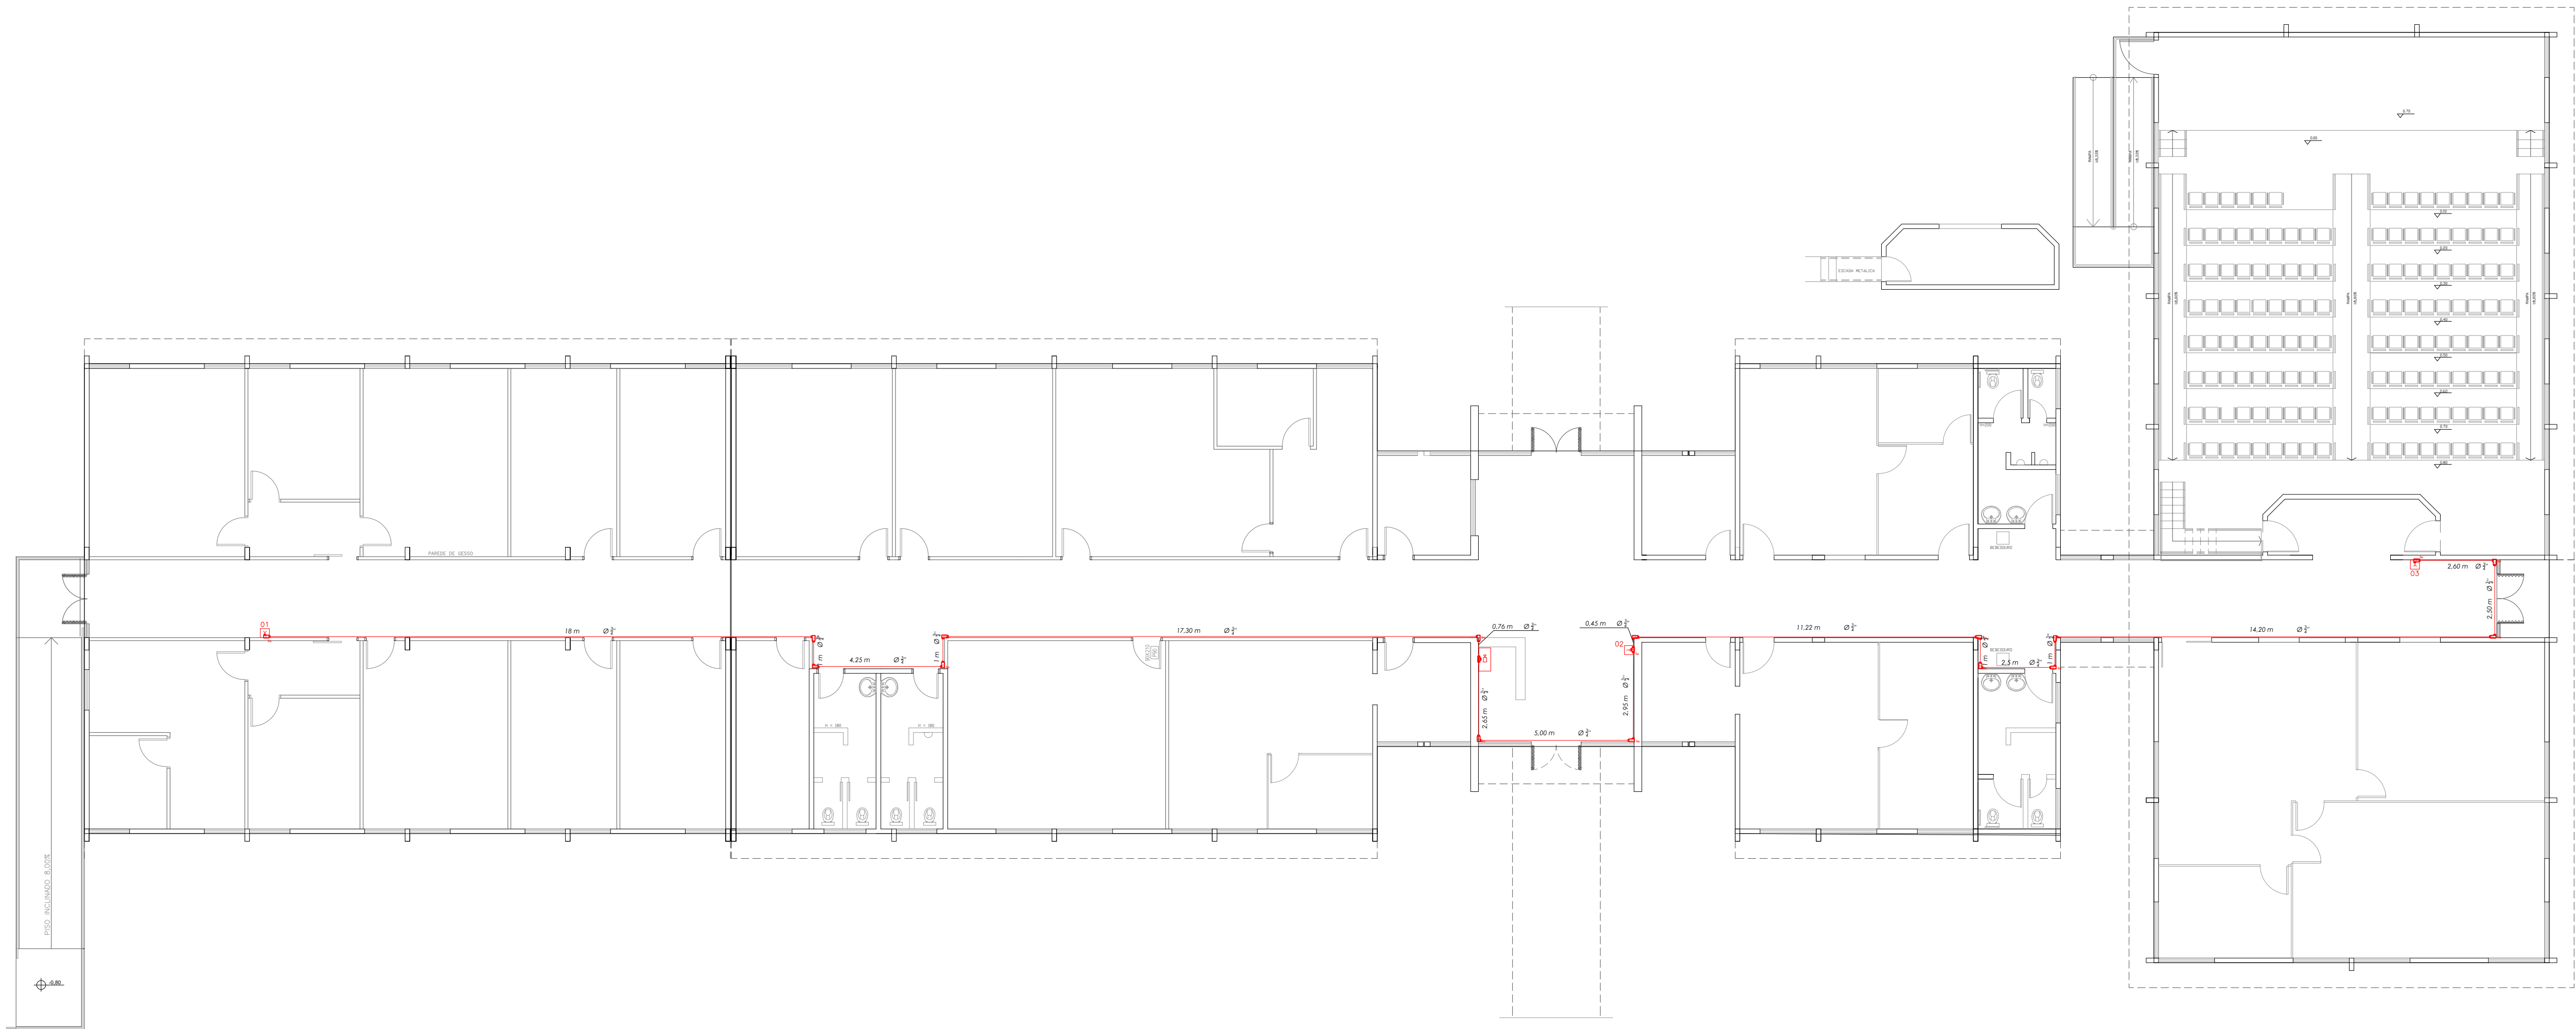

Planta situação
Escala: 1:125

TABELA - Sinalização de orientação e salvamento				
Código	Placa	Descrição	Cores	Observações
12		Saída de emergência	Verde	Indicação do sentido (esquerda ou direita) de uma saída de emergência. Dimensões mínimas: 30cm x 15cm
13		Saída de emergência	Verde	Indicação do sentido (esquerda ou direita) de uma saída de emergência. Dimensões mínimas: 30cm x 15cm
14		Saída de emergência	Verde	Indicação de uma saída de emergência a ser afixada acima da porta, para indicar o seu acesso
16		Saída de emergência	Verde	Indicação de uma saída de emergência a ser afixada acima da porta, para indicar o seu acesso
17		Saída de emergência	Verde	Indicação de saída de emergência, utilizada como complementação do pictograma fotoluminescente (vermelho ou amarelo)
19		Número do pavimento	Verde	Indicação do pavimento, no interior da escadaria (passagem)
Sinalização de equipamentos				
20		Alarme sonoro	Vermelho	Indicação do local de instalação do alarme de incêndio
21		Comando manual de alarme ou bomba de incêndio	Vermelho	Ponto de acionamento de alarme de incêndio ou bomba de incêndio. Deve ser sempre acompanhado de uma imagem gráfica, designando o equipamento acionado por aquele ponto
23		Extintor	Vermelho	Indicação da localização de extintores. Dimensões mínimas: 15cm x 15cm
25		Abrigo de mangueira e hidrante	Vermelho	Indicação do abrigo de mangueira de incêndio, quando instalado fora do abrigo de mangueira
26		Hidrante de incêndio	Vermelho	Indicação da localização do hidrante quando instalado fora do abrigo de mangueira
1		Proibido fumar	Vermelho	Localização em áreas proibidas
4		Proibido utilizar elevador em caso de incêndio	Vermelho	Localização em áreas proibidas
9		Cuidado Risco de Choque Elétrico	Vermelho	Proximidade a instalações que apresentem risco de choque elétrico


LEGENDA	
	EXT. DE PÓ QUÍMICO SECO (PQD) - 2A-20B-C - 4Kg
	EXT. DE PÓ QUÍMICO SECO (POS) - 20B-C - 4Kg
	EXT. DE ÁGUA PRESSURIZADA - 2A - 10 L
	EXT. DE CO2 - 5B-C - 6 KG
	CENTRAL DE DETECÇÃO E ALARME
	ACIONADOR MANUAL DE ALARME DE INCÊNDIO
	PLACA DE PROIBIDO FUMAR
	SINALIZAÇÃO DE ORIENTAÇÃO E SALVAMENTO
	ILUMINAÇÃO DE ORIENTAÇÃO E SALVAMENTO (30 LED'S)
	INDICAÇÃO DE ROTA DE FUGA
	DISTÂNCIA MÁX. A PERCORRER
	RESERVA TÉCNICA DE INCENDIO
	REGISTRO DE PASSEIO

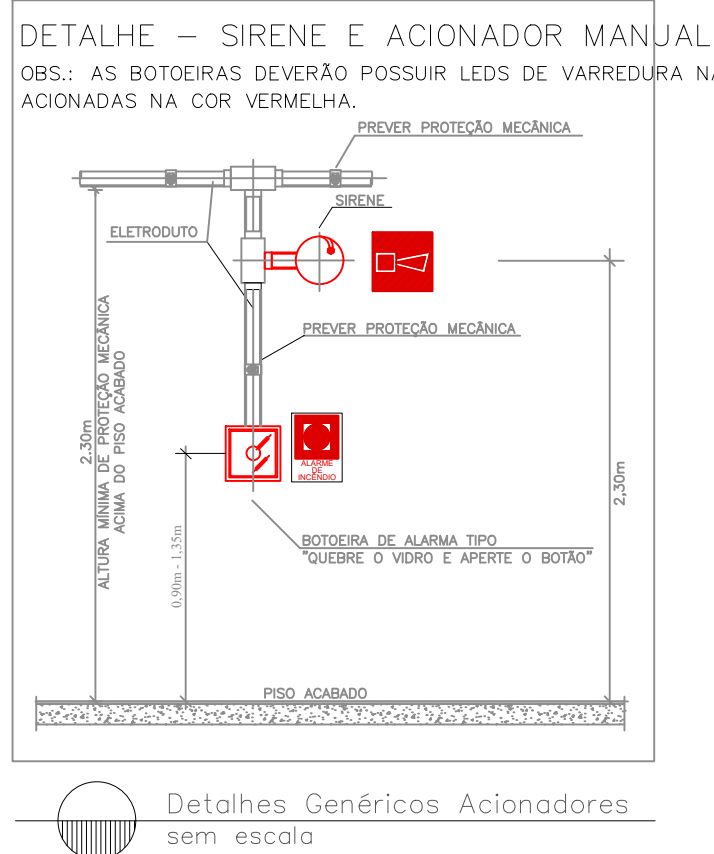


Detalhes Genéricos Acionadores sem escala

Márcia Fink
Diretora Geral
Portaria nº 318/2021
IFFar Campus Santo Augusto



	PRÓ-REITORIA DE ADMINISTRAÇÃO COORDENAÇÃO DE ENGENHARIA E ARQUITETURA Alameda Santiago do Chile, 195 - Nossa Sra. das Dores - CEP 97050-685 Santa Maria - Rio Grande do Sul. Telefone: (55) 3218-9819
OBRA: PRÉDIO D - ADMINISTRATIVO E AUDITÓRIO	
LOCAL: INSTITUTO FEDERAL FARROUPILHA - CAMPUS SANTO AUGUSTO	
PROJETO: PROJETO DE ALARME DE INCÊNDIO	ÁREA: 1.282,85 m²
CONTEÚDO: Planta baixa e detalhes	ESCALA: 1/125
PROPRIETÁRIO: INSTITUTO FEDERAL FARROUPILHA	DATA: Maio/2021
RESPONSÁVEL: JOÃO VICTOR BAGETTI FUCHS 81156279015 ENG. JOÃO VICTOR BAGETTI FUCHS	DESENHO: Catiane Basso
PRANCHAS: PPCI 01/01	

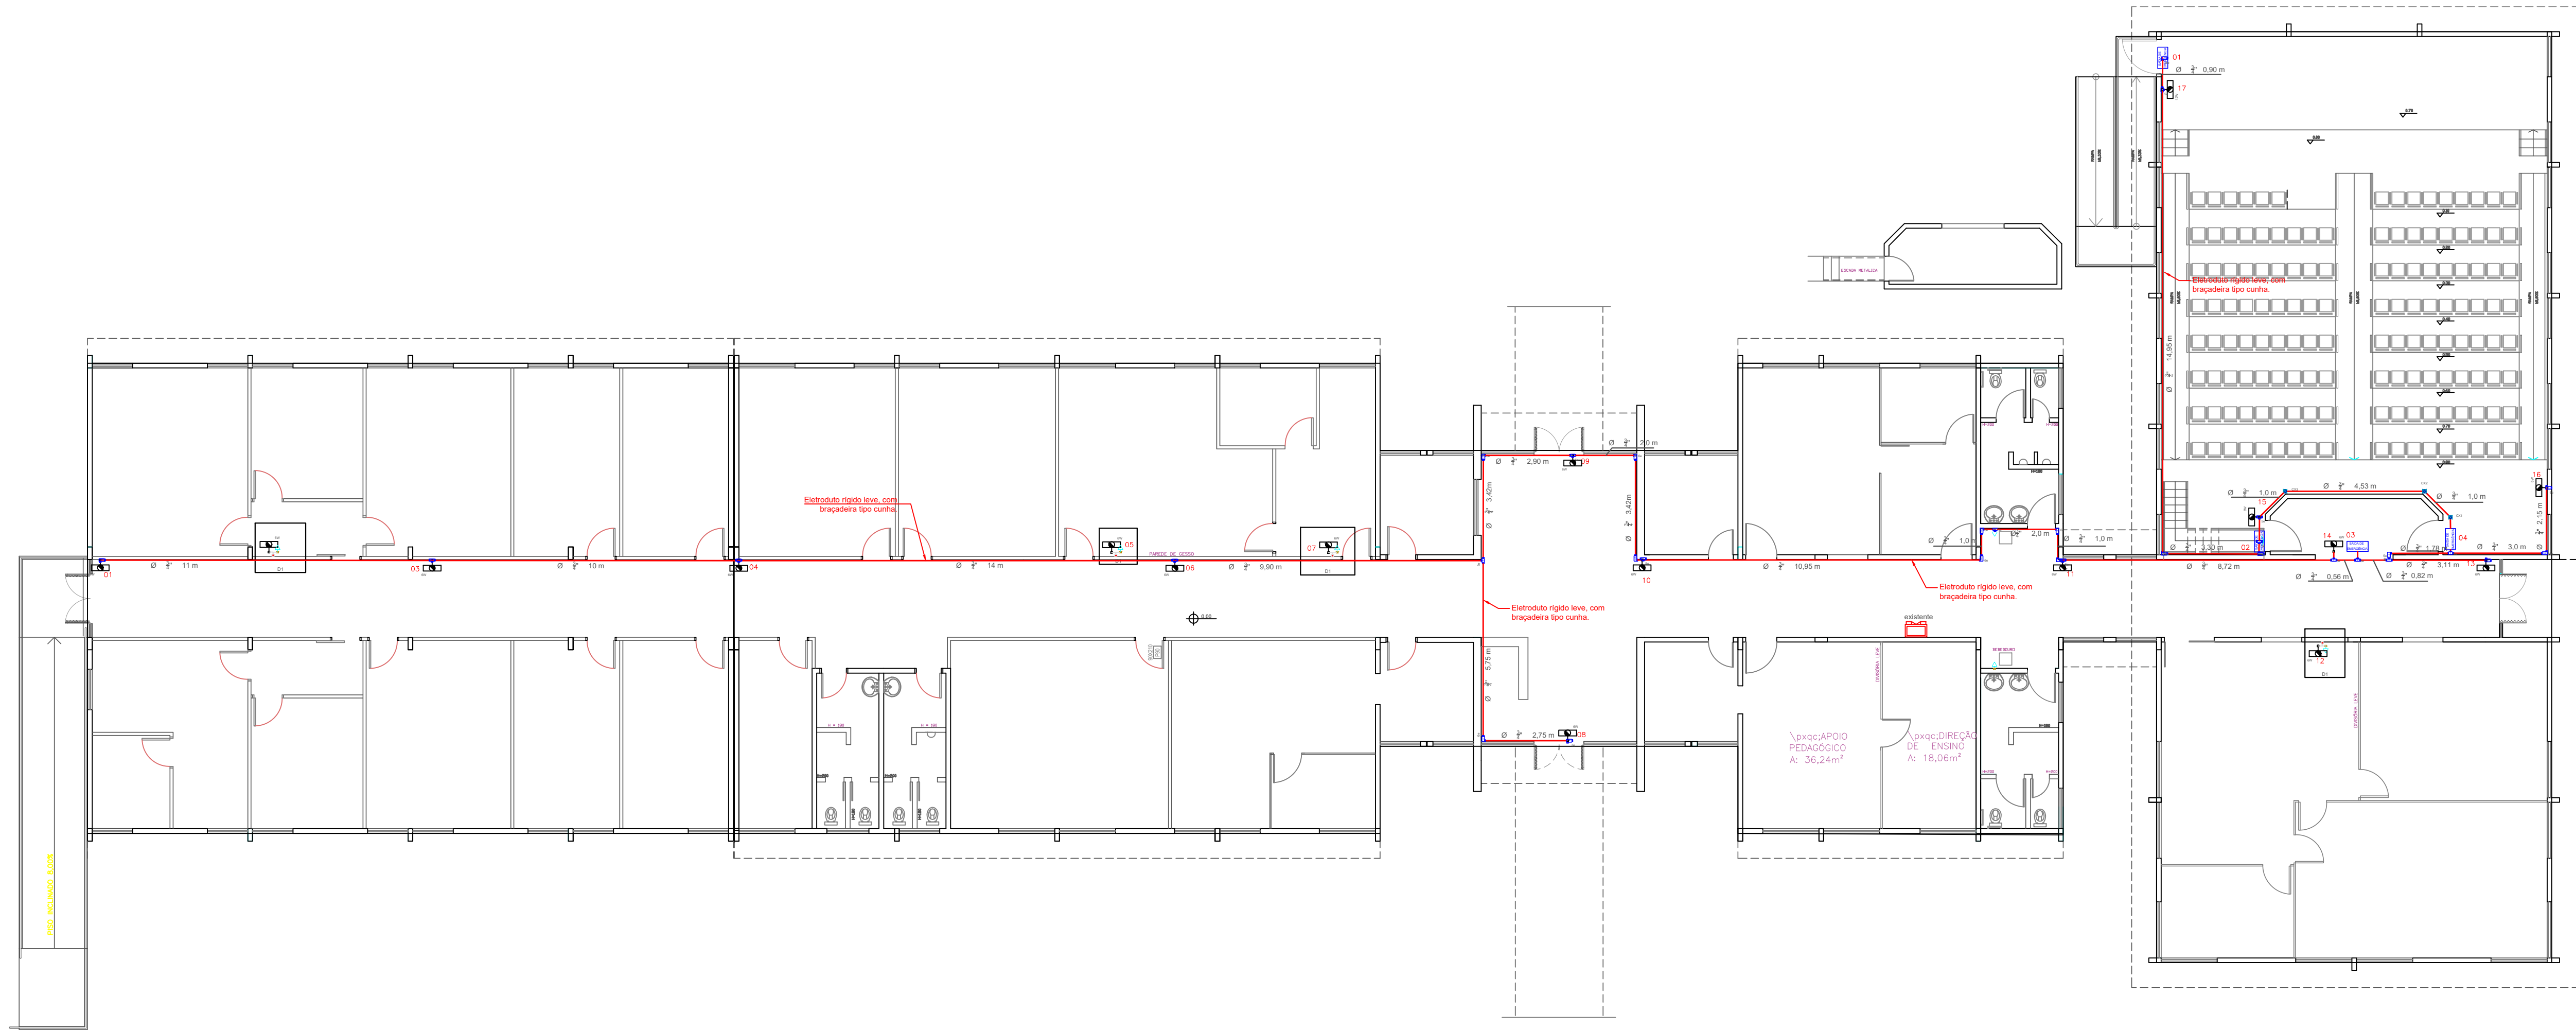

Planta baixa
Escola 1:125

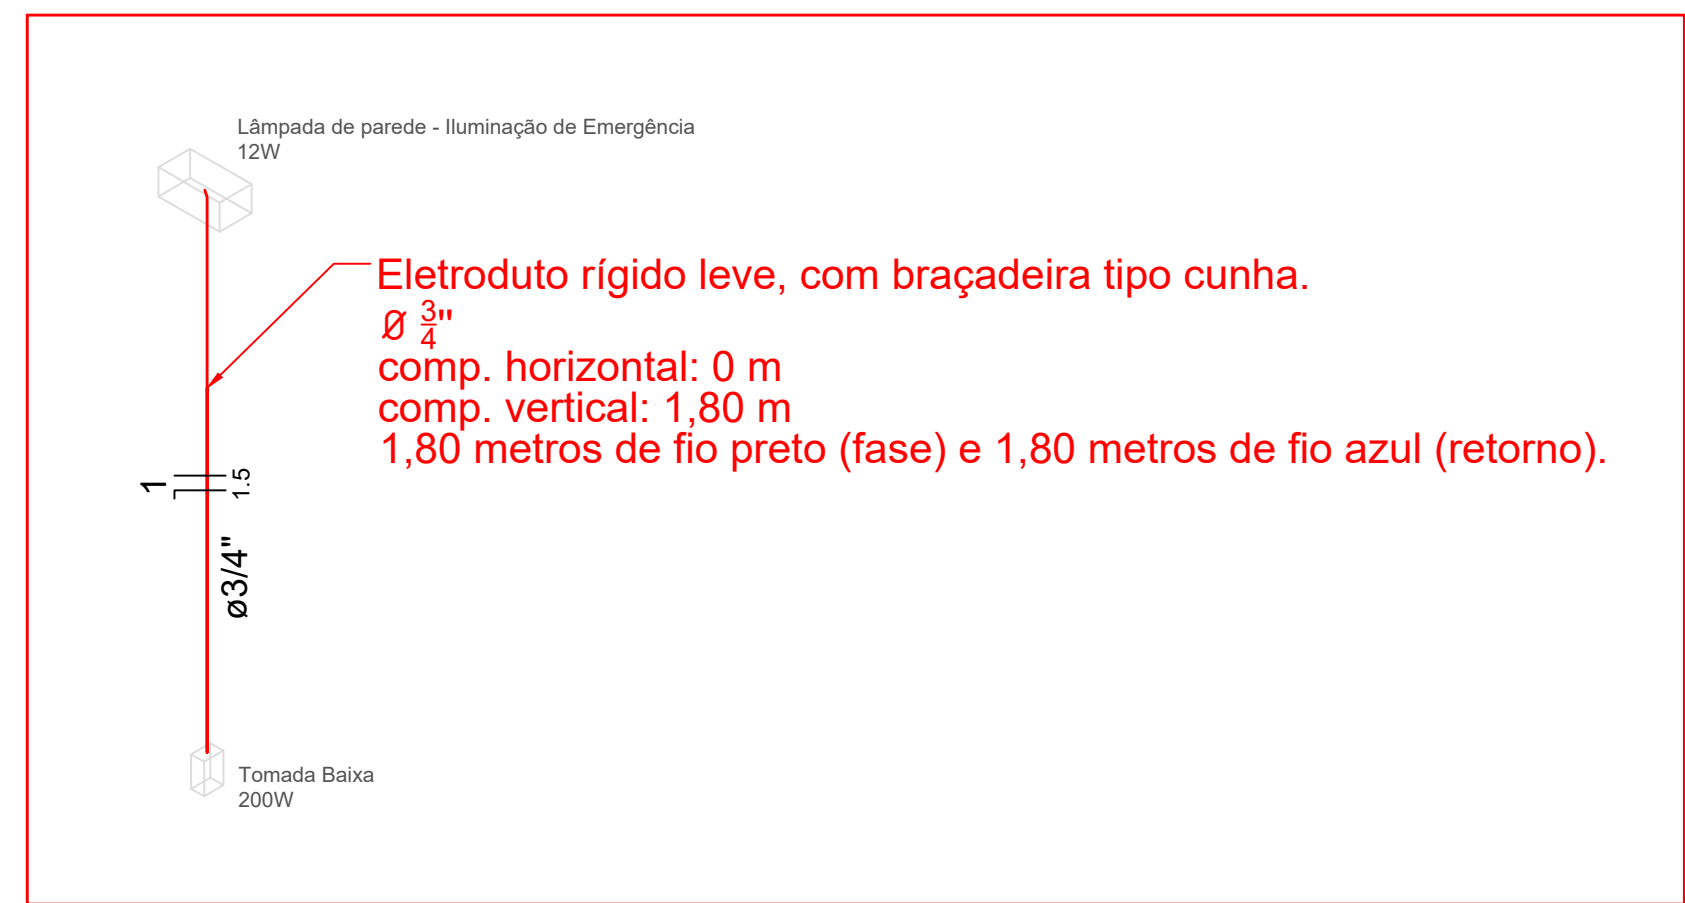

D1 – Esquema isométrico de Fiação

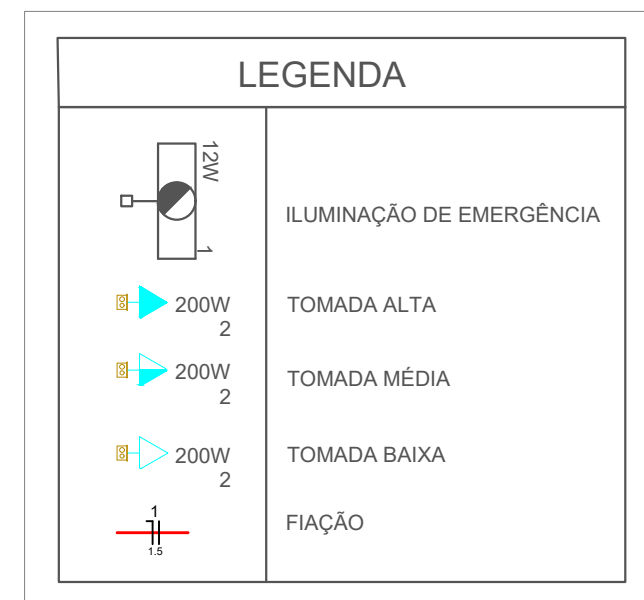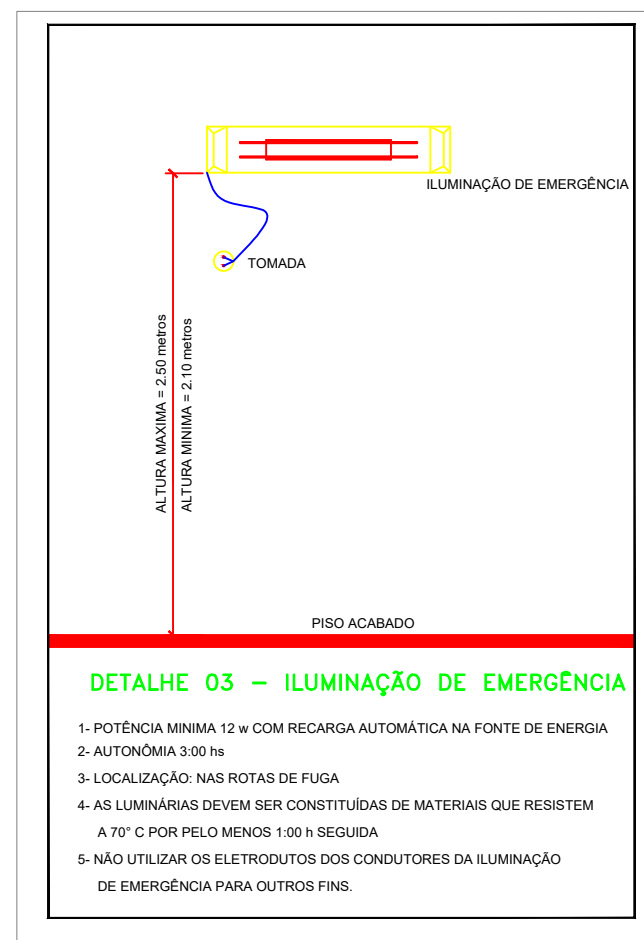


Márcia Fink
Diretora Geral
Portaria nº 318/2021
IFFar Campus Santo Augusto

 INSTITUTO FEDERAL FARROUPILHA		PRÓ-REITORIA DE ADMINISTRAÇÃO COORDENAÇÃO DE ENGENHARIA E ARQUITETURA Alameda Santiago do Chile, 195 - Nossa Sra. das Dores - CEP 97050-685 Santa Maria - Rio Grande do Sul. Telefone: (55) 3218-9819	
OBRA: PRÉDIO D - ADMINISTRATIVO E AUDITÓRIO			
LOCAL: INSTITUTO FEDERAL FARROUPILHA - CAMPUS SANTO AUGUSTO			
PROJETO: PROJETO DE ILUMINAÇÃO DE EMERGÊNCIA		ÁREA: 1.282,85 m²	
CONTEÚDO: Planta baixa e detalhes		ESCALA: 1/100	
PROPRIETÁRIO: INSTITUTO FEDERAL FARROUPILHA		DATA: Maio/2021	
RESPONSÁVEL: ENG. JOÃO VICTOR BAGETTI FUCHS		DESENHO: Catiane Basso	
		PRANCHA: PPCI 01/01	