

LEGENDA

SINALIZAÇÃO DE SEGURANÇA

NBR 13434 - Sinalização de segurança contra incêndio e pânico - Parte 1 e Parte 2

Deve ser obedecida a NBR13434 para fabricação e instalação de toda sinalização da edificação.
Em especial, observando o item 4.3.2. "As cores de contraste devem ser fotoluminescentes para a sinalização de orientação e de equipamentos."

SINALIZAÇÃO RETANGULAR	SINALIZAÇÃO QUADRADA	SINALIZAÇÃO TRIANGULAR	SINALIZAÇÃO CIRCULAR

SINALIZAÇÃO DE PROIBIÇÃO

	1 200	PROIBIDO FUMAR
	3 200	PROIBIDO UTILIZAR ÁGUA PARA APAGAR O FOGO

SINALIZAÇÃO DE ALERTA

	9 200	CUIDADO, RISCO DE CHOQUE ELÉTRICO
--	----------	-----------------------------------

SINALIZAÇÃO DE ORIENTAÇÃO E SALVAMENTO

	13 D 200/400	SAÍDA DE EMERGÊNCIA PARA A DIREITA
	13 E 200/400	SAÍDA DE EMERGÊNCIA PARA A ESQUERDA
	14 200/400	SAÍDA DE EMERGÊNCIA - INSTALAR ACIMA DA PORTA
	17 200/400	SAÍDA DE EMERGÊNCIA - SAÍDA DO PRÉDIO

EQUIPAMENTOS


	23 200	EXTINTOR DE INCÊNDIO
--	-----------	----------------------

EQUIPAMENTOS DE PREVENÇÃO

Resolução Técnica CBMRS nº 05 - Parte 08 - Símbolos Gráficos/2016


	EXTINTOR DE INCÊNDIO PORTÁTIL Carga de pó químico seco (PQS) ABC
	BARRA ANTIPÂNICO
	LUMINÁRIA DE EMERGÊNCIA - BLOCO AUTÔNOMO INSTALAR A 2,5 m DO PISO

TABELA DE CLASSIFICAÇÃO DO PPCI		
Classificação	E-1 (DECRETO 53.280/2016) - Risco Baixo	
Área e Altura	Área <750,00m² e altura < 6m	
Tipo de PPCI	PSPCI	
1	Acesso da via pública à edificação	-
2	Segurança estrutural contra incêndio	-
3	Compartimentação horizontal	-
4	Compartimentação vertical	-
5	Controle de materiais de acabamento	-
6	Saídas de emergência	X
7	Plano de emergência	-
8	Brigada de Incêndio	X
9	Iluminação de emergência	X
10	Deteção de incêndio	-
11	Alarme de incêndio	-
12	Sinalização de emergência	X
13	Extintores	X
14	Hidrantes e mangotinhos	-
15	Chuveiros automáticos	-
16	Controle de fumaça	-

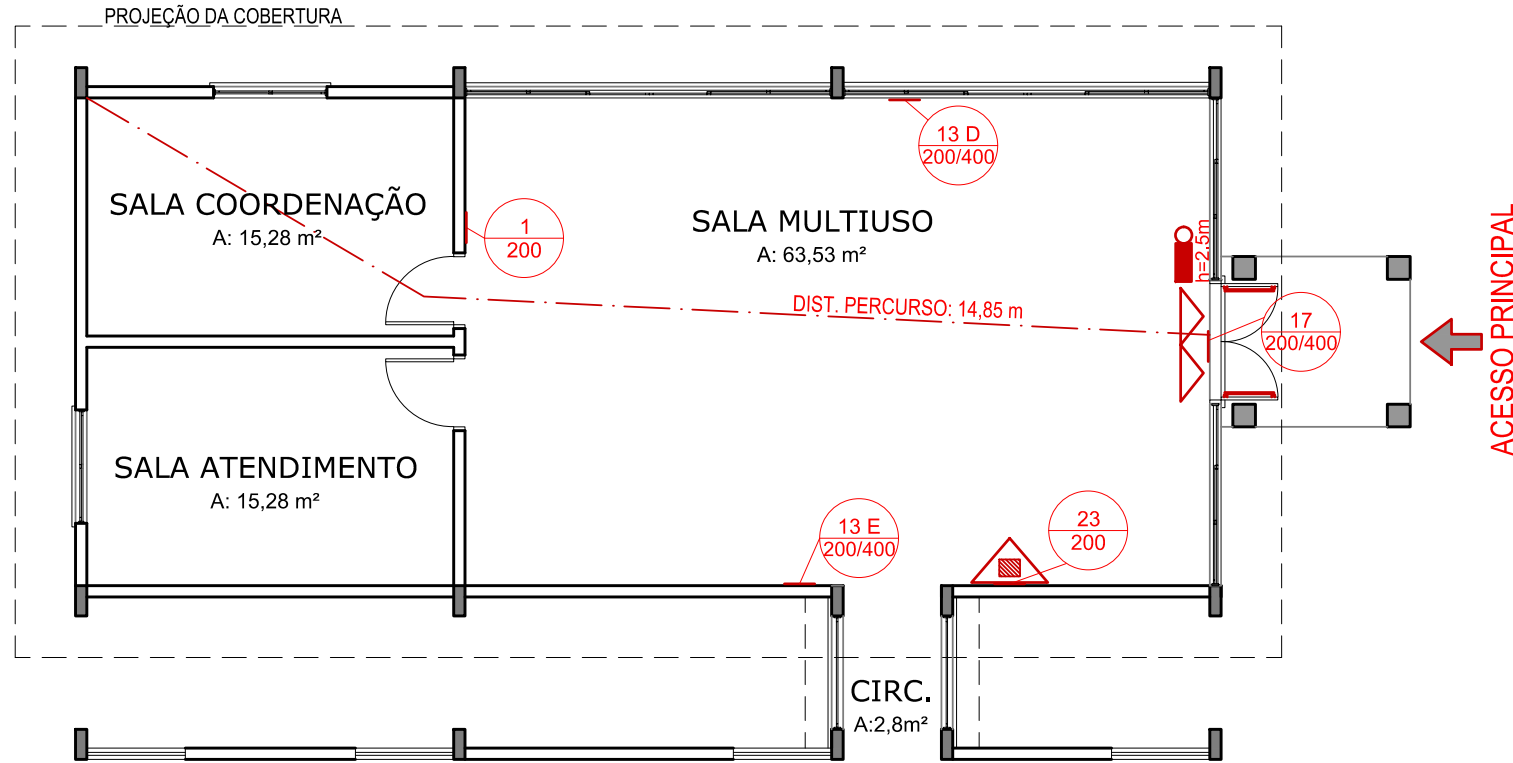

PLANTA BAIXA

Escala 1:100

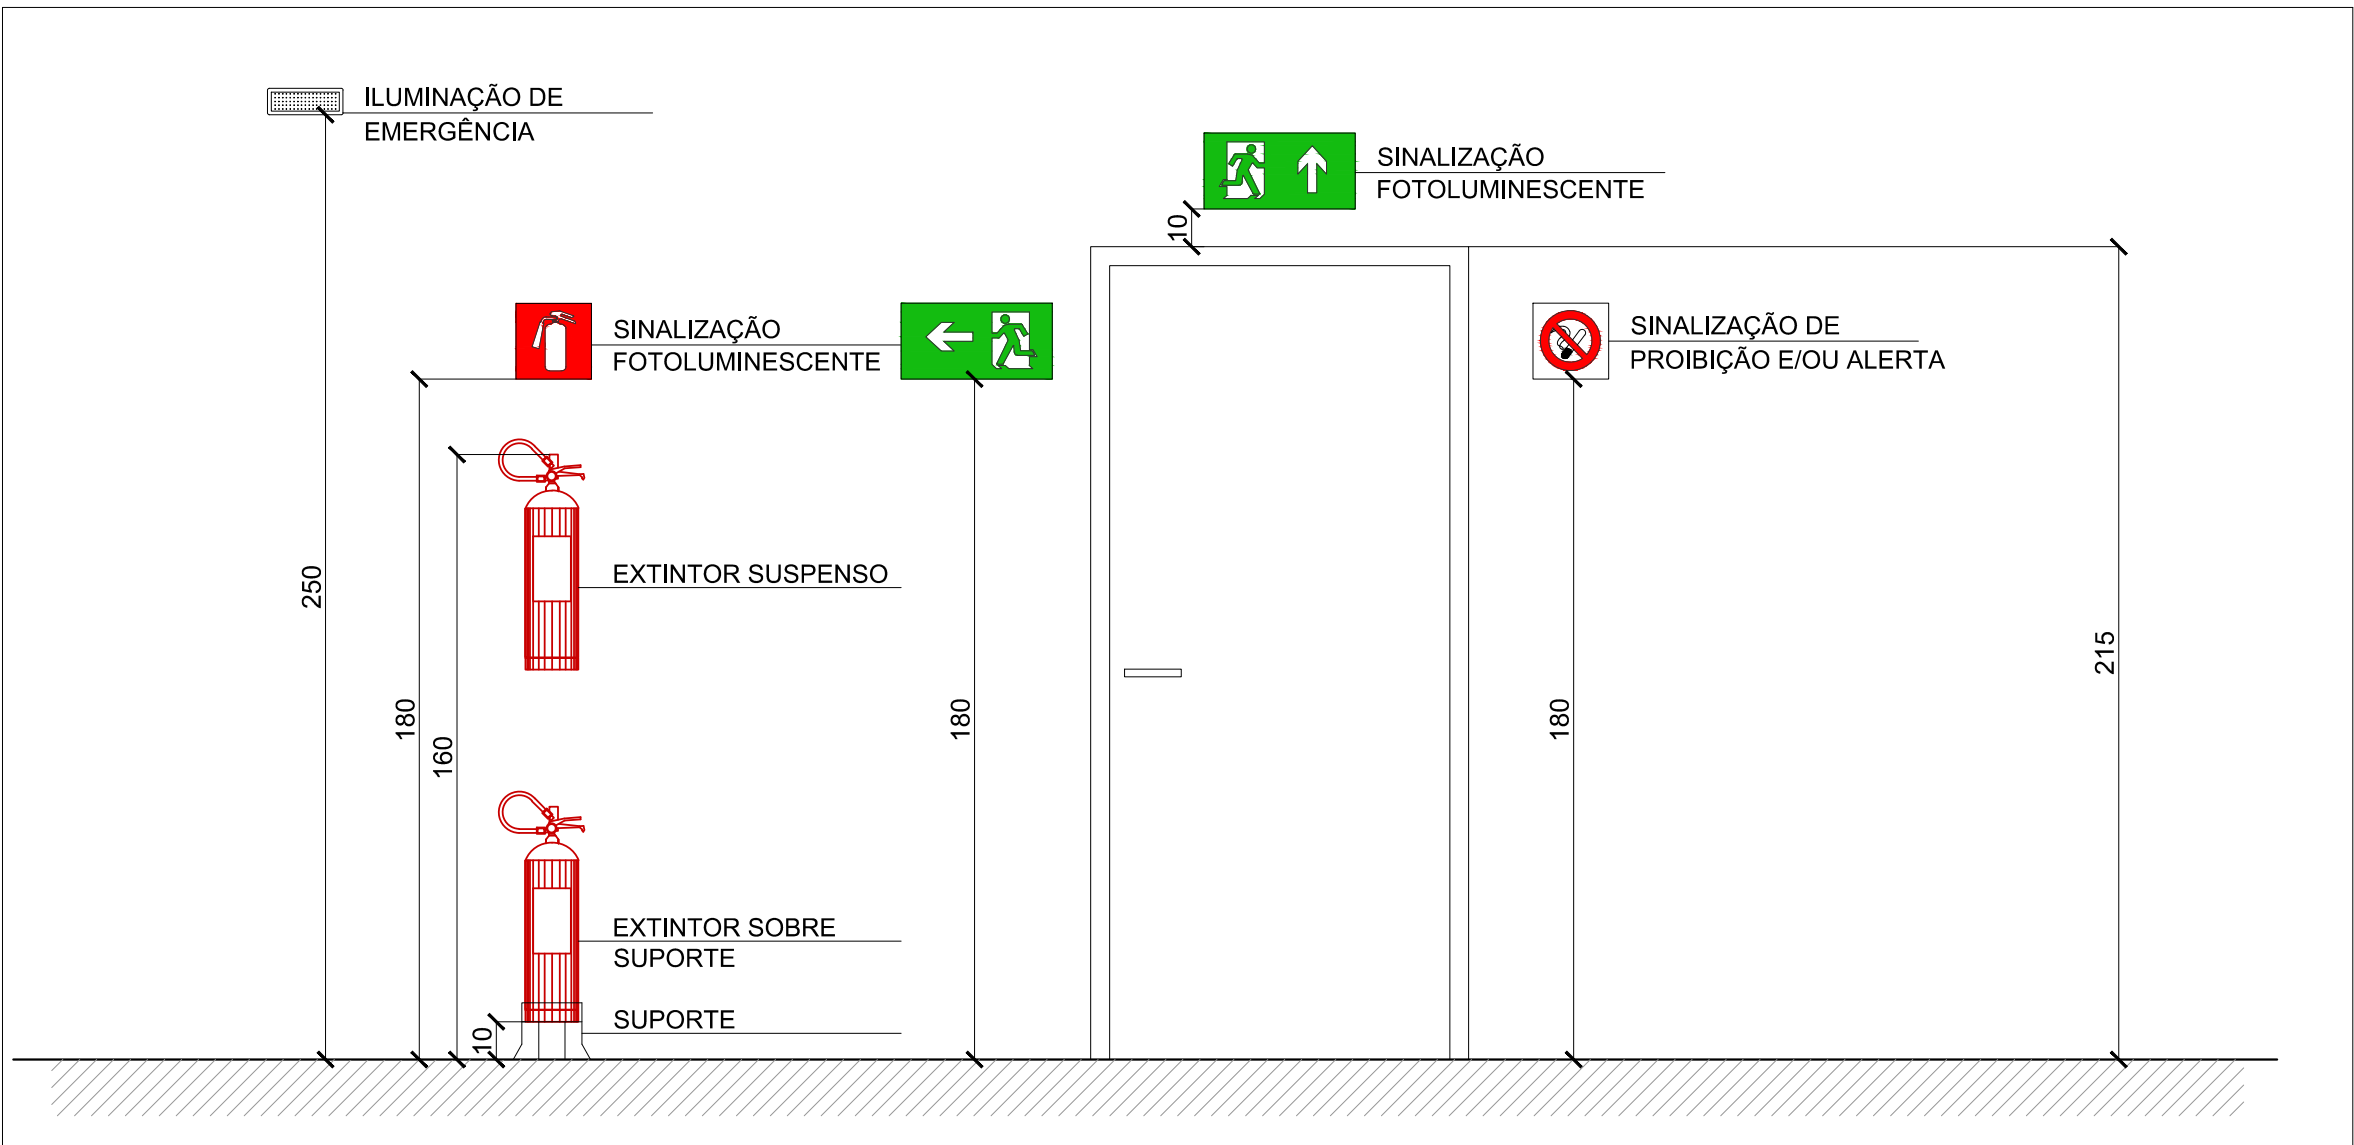

DETALHE DE INSTALAÇÃO DAS MEDIDAS DE SEGURANÇA

Escala 1:20

	INSTITUTO FEDERAL FARROUPILHA	PRÓ-REITORIA DE ADMINISTRAÇÃO COORDENAÇÃO DE ENGENHARIA E ARQUITETURA Alameda Santiago do Chile, 195 - Nossa Sra. das Dores - CEP 97050-685 Santa Maria - Rio Grande do Sul. Telefone: (55) 3218-9819
OBRA: AMPLIAÇÃO CAE		
LOCAL: INSTITUTO FEDERAL FARROUPILHA - CAMPUS SANTO AUGUSTO		
PROJETO: PLANO DE PREVENÇÃO E PROTEÇÃO CONTRA INCÊNDIO - CLASSIFICAÇÃO PSPCI	ÁREA: 111,10 m²	
CONTEÚDO: PLANTA BAIXA E DETALHES	ESCALA: indicada	
PROPRIETÁRIO: INSTITUTO FEDERAL FARROUPILHA	DATA: Outubro/2021	
RESPONSÁVEL: ARQUITETA FABIOLA FODERATI MACHADO - CAU A39929-9	DESENHO: Fabiola	
PRANCHA: PPCI 01/01		